

APQ “INFRASTRUTTURE PER I SISTEMI URBANI”.
Lavori di
“Realizzazione del complesso ex tabacchificio Centola:
ambito A2, lotto A2.2a - Auditorium”
(cod. SU4/SA.3P).




Progetto Esecutivo

13 SCHEMI GRAFICI IMPIANTO ELETTRICO ED ILLUMINAZIONE - SCALA 1:100

R.U.P. GEOM. LUIGI RUGGIERO **Aggiornamento settembre 2022**
RESPONSABILE A AREA LL.PP. ING. DANILA D'ANGELO
IL SINDACO DOTT. GIUSEPPE LANZARA
PROGETTO **HUB** DIRETTORE TECNICO ING. MASSIMO FALCINI
Società Designate **GROMA**
RESPONSABILE INTEGRAZIONI SPECIALISTICHE ARCH. GALARDO MICHELE

SCHEMI GRAFICI IMPIANTO ELETTRICO E DI ILLUMINAZIONE - STATO DI PROGETTO

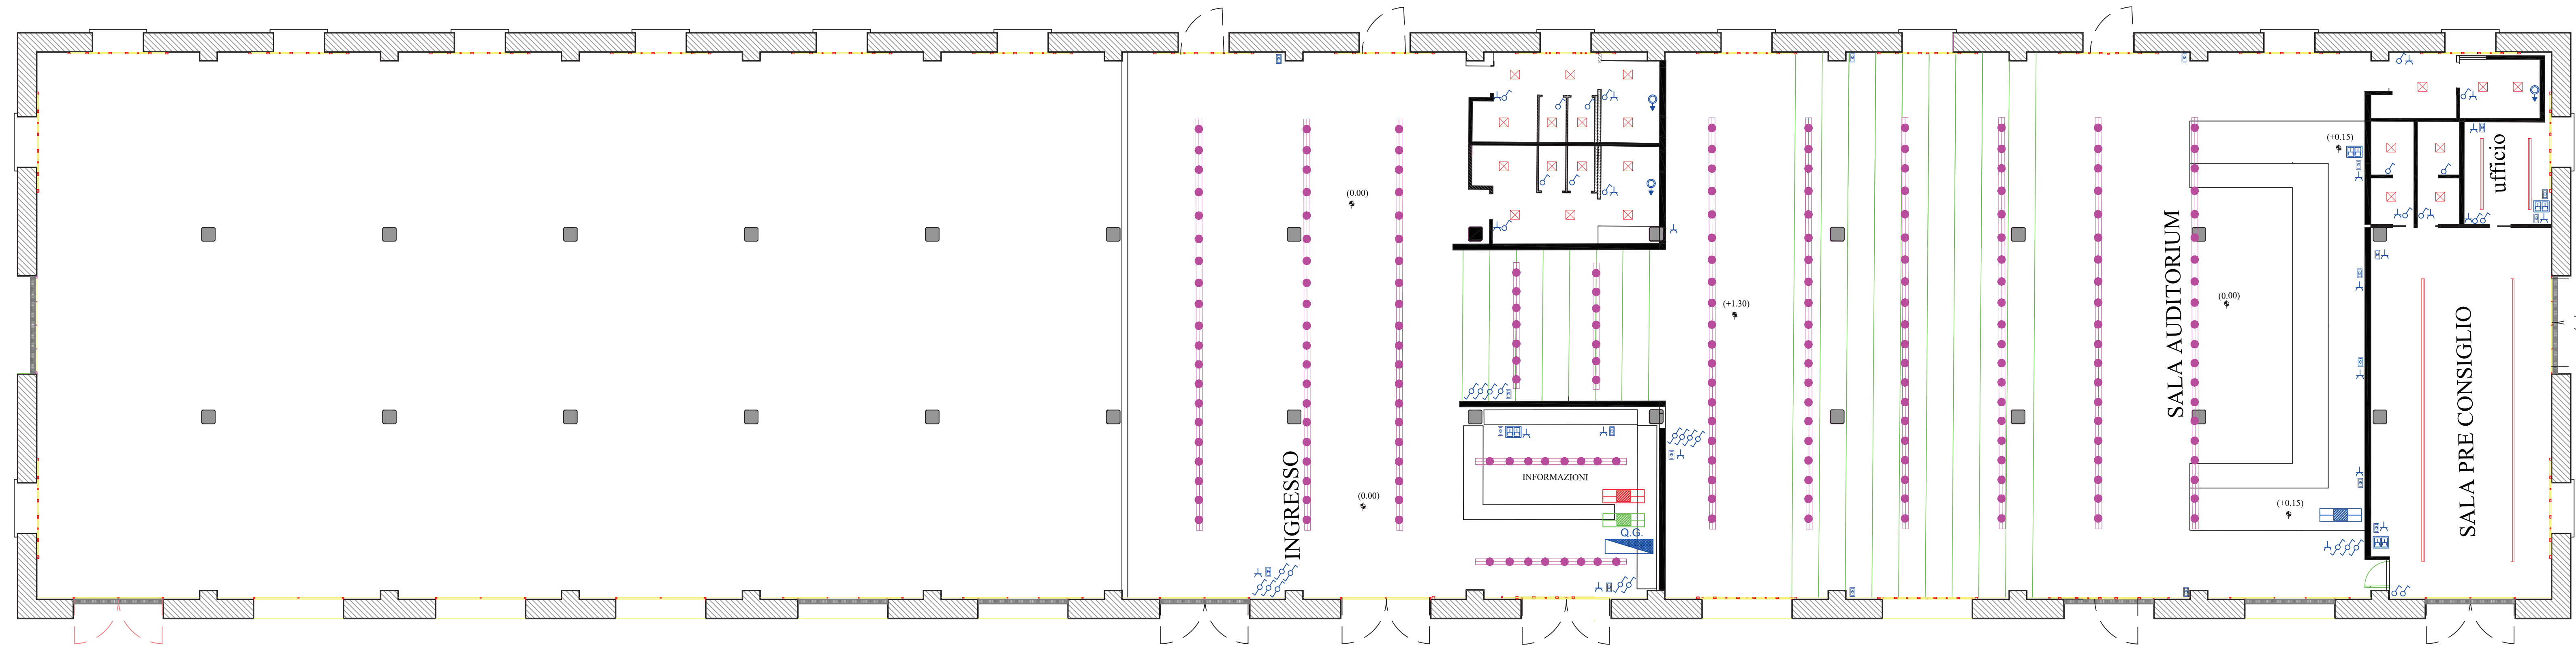


LEGENDA

- Q.G. Quadro elettrico generale
- Deviatore
- Interruttore unipolare
- Presse bivalente 10/16 A
- Presse UNEL bypass
- Gruppo prese RJ45 (telefonico e dati)
- Pulsante a tirante
- Rack Dati
- Rack Conferenza AUDIO/VIDEO/WEB
- Centrale antintrusione

LEGENDA IMPIANTO DI ILLUMINAZIONE

- Diffusore a sospensione a led 23W / m = 22 m
- Proiettore orientabile, su binario, a led 36W = n. 210
- Plafoniera a led 30W = n. 21

SCHEMI GRAFICI IMPIANTO ANTINTRUSIONE - STATO DI PROGETTO

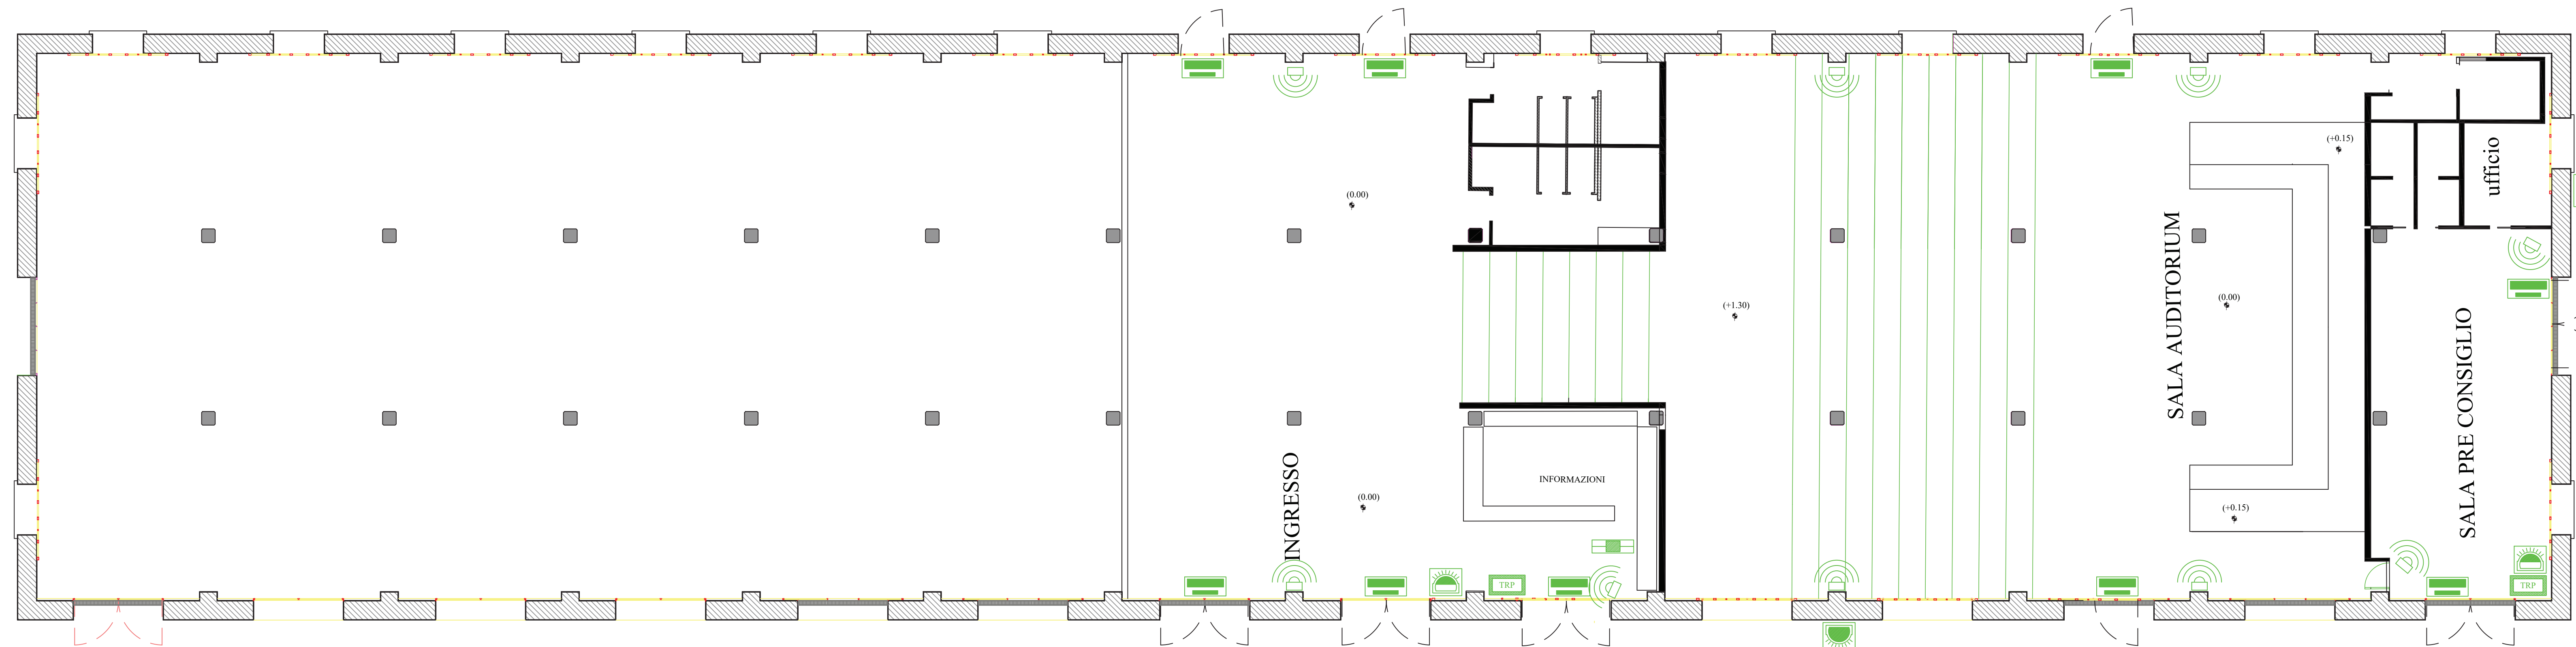

LEGENDA

- Centrale Antintrusione
- Rilevatore presenza DT
- Tastiera remota di programmazione
- Contatto magnetico
- Sirena esterna
- Sirena interna