




PIANTA PIANO TERRA scala 1/100




PIANTA PIANO PRIMO scala 1/100

SCHEMA A

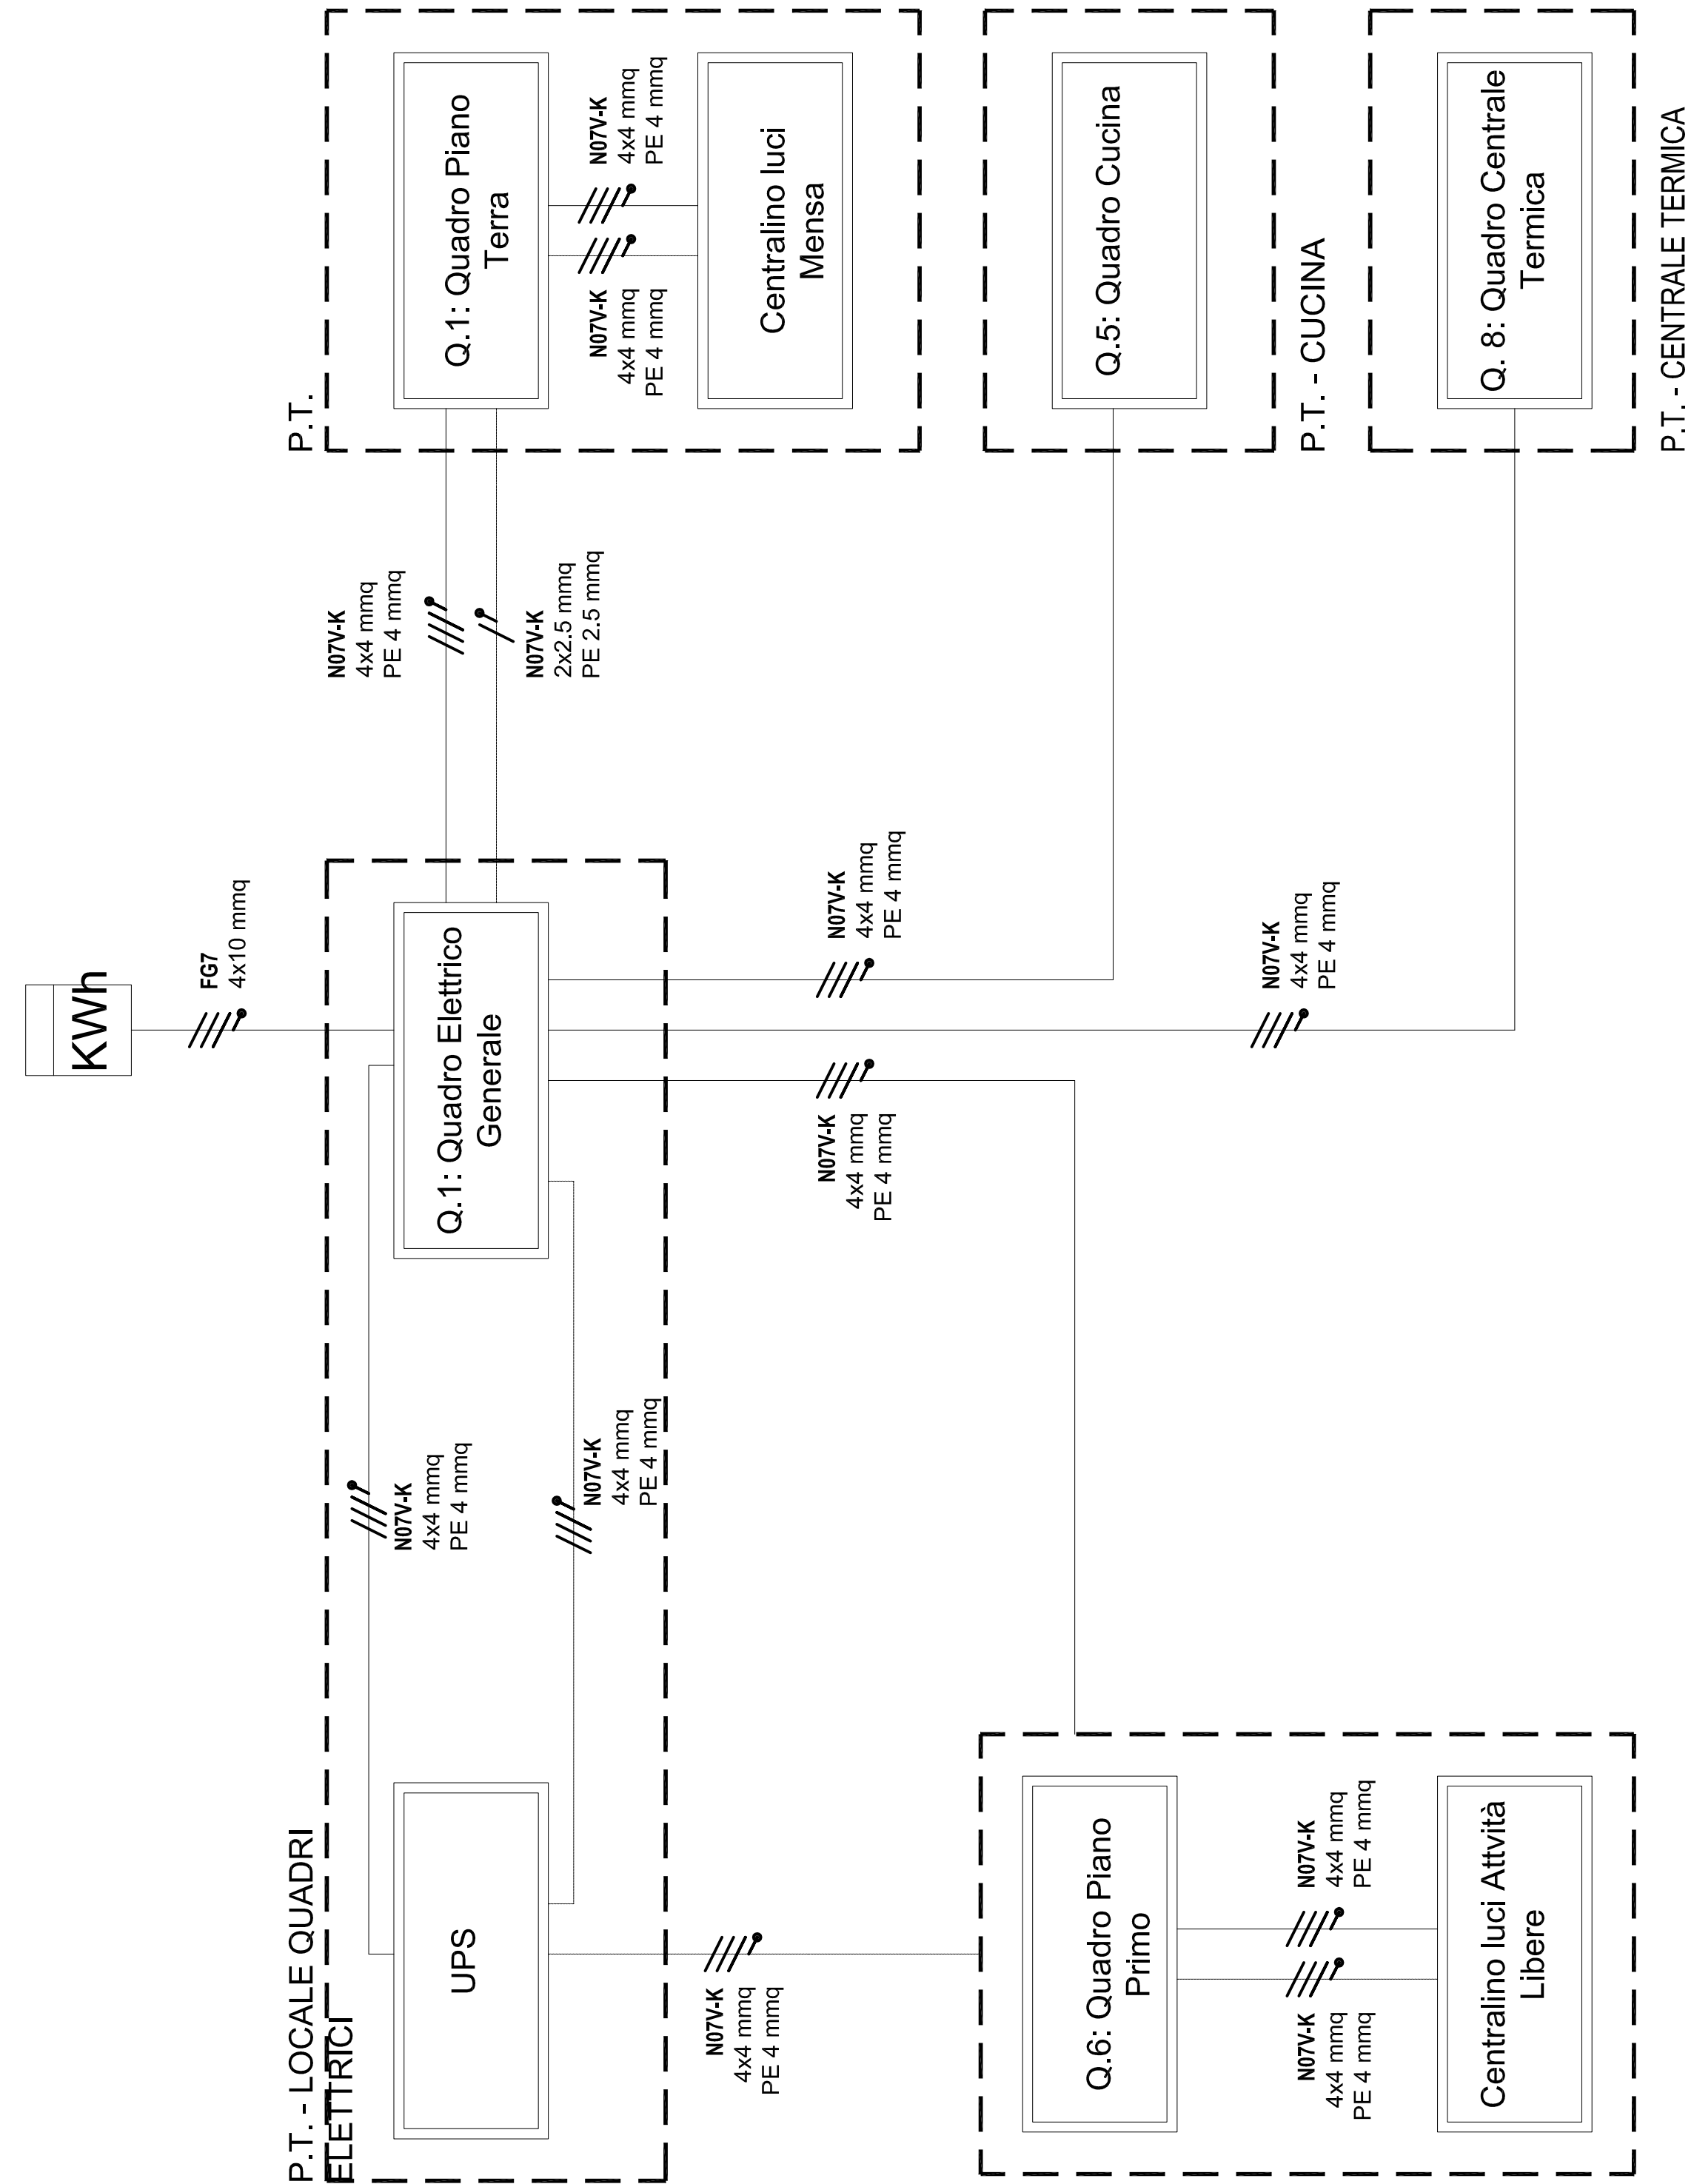

LEGENDA SIMBOLI ELETTRICI

- Quadro elettrico
- Quadro Generale
- Quadro elettrico
- Tubazione interrata in corrugato Ø80 mm. + cavo FG7
- Conduttura elettrica discendente - simbolo
- Conduttura elettrica montante - simbolo
- Interruttore unipolare 10A
- Interruttore unipolare 10A stagno
- Presa bipasso 2P+T 10-16A
- Presa bipasso 2P+T 10-16A stagno
- Presa telefonica standard
- Presa TV
- Centrale gestione chiamate aula con segnalazione digitale
- Interruttore crepuscolare
- Pulsante EMERGENZA sottovetro protetto
- Sezionatore 4x16A sottovetro con grado di protezione IP55
- Posto esterno videofonico
- Conduttura di messa a terra - simbolo
- Pozzetto di terra con dispersore a croce di lunghezza di mt. 1,50
- Pozzetto con numerazione e dimensione
- Apparecchio da incasso a terra
- Punto luce a soffitto
- Punto luce a parete
- Punto luce a soffitto per illuminazione d'emergenza
- Punto luce a parete per illuminazione d'emergenza
- Punto luce a soffitto per illuminazione di sicurezza
- Punto luce a parete per illuminazione di sicurezza
- Gruppo di continuità UPS On-line 8KW - soccorritore
- Presa CEE 3 - 4 Poli + Terra 16A Interbloccata
- Presa CEE 2 Poli + Terra 16A Interbloccata
- Centralino Telefonico da tavolo
- Linea Telecom - simbolo
- Sonda ambiente per rilevamento della qualità dell'aria
- Sonda igrometrica
- Sonda anemometrica
- Sonda temperatura
- Sonda solare
- Attuatore vasistas

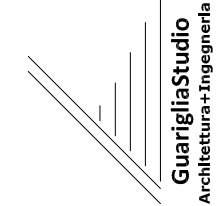

Comune di Pontecagnano Falano
Provincia di Salerno
PROGETTO ESECUTIVO POLO DELL'INFANZIA
SITO IN VIA LUCANIA

I tecnici
Ingegnere Giuseppe Guariglia
Architetto Eufemia Guariglia
Progea Italia S.r.l.
Ingegnere Massimiliano Clone

Il committente
Budda S.r.l.

data
Maggio 2021