



PIANTA PIANO PRIMO scala 1/100



PIANTA PIANO SECONDO scala 1/100



PIANTA PIANO TERZO scala 1/100




PIANTA PIANO QUARTO scala 1/100

DISTINTA COLONNE MONTANTI

Circuiti 1, 2 e 3



Circuiti 4 e 5

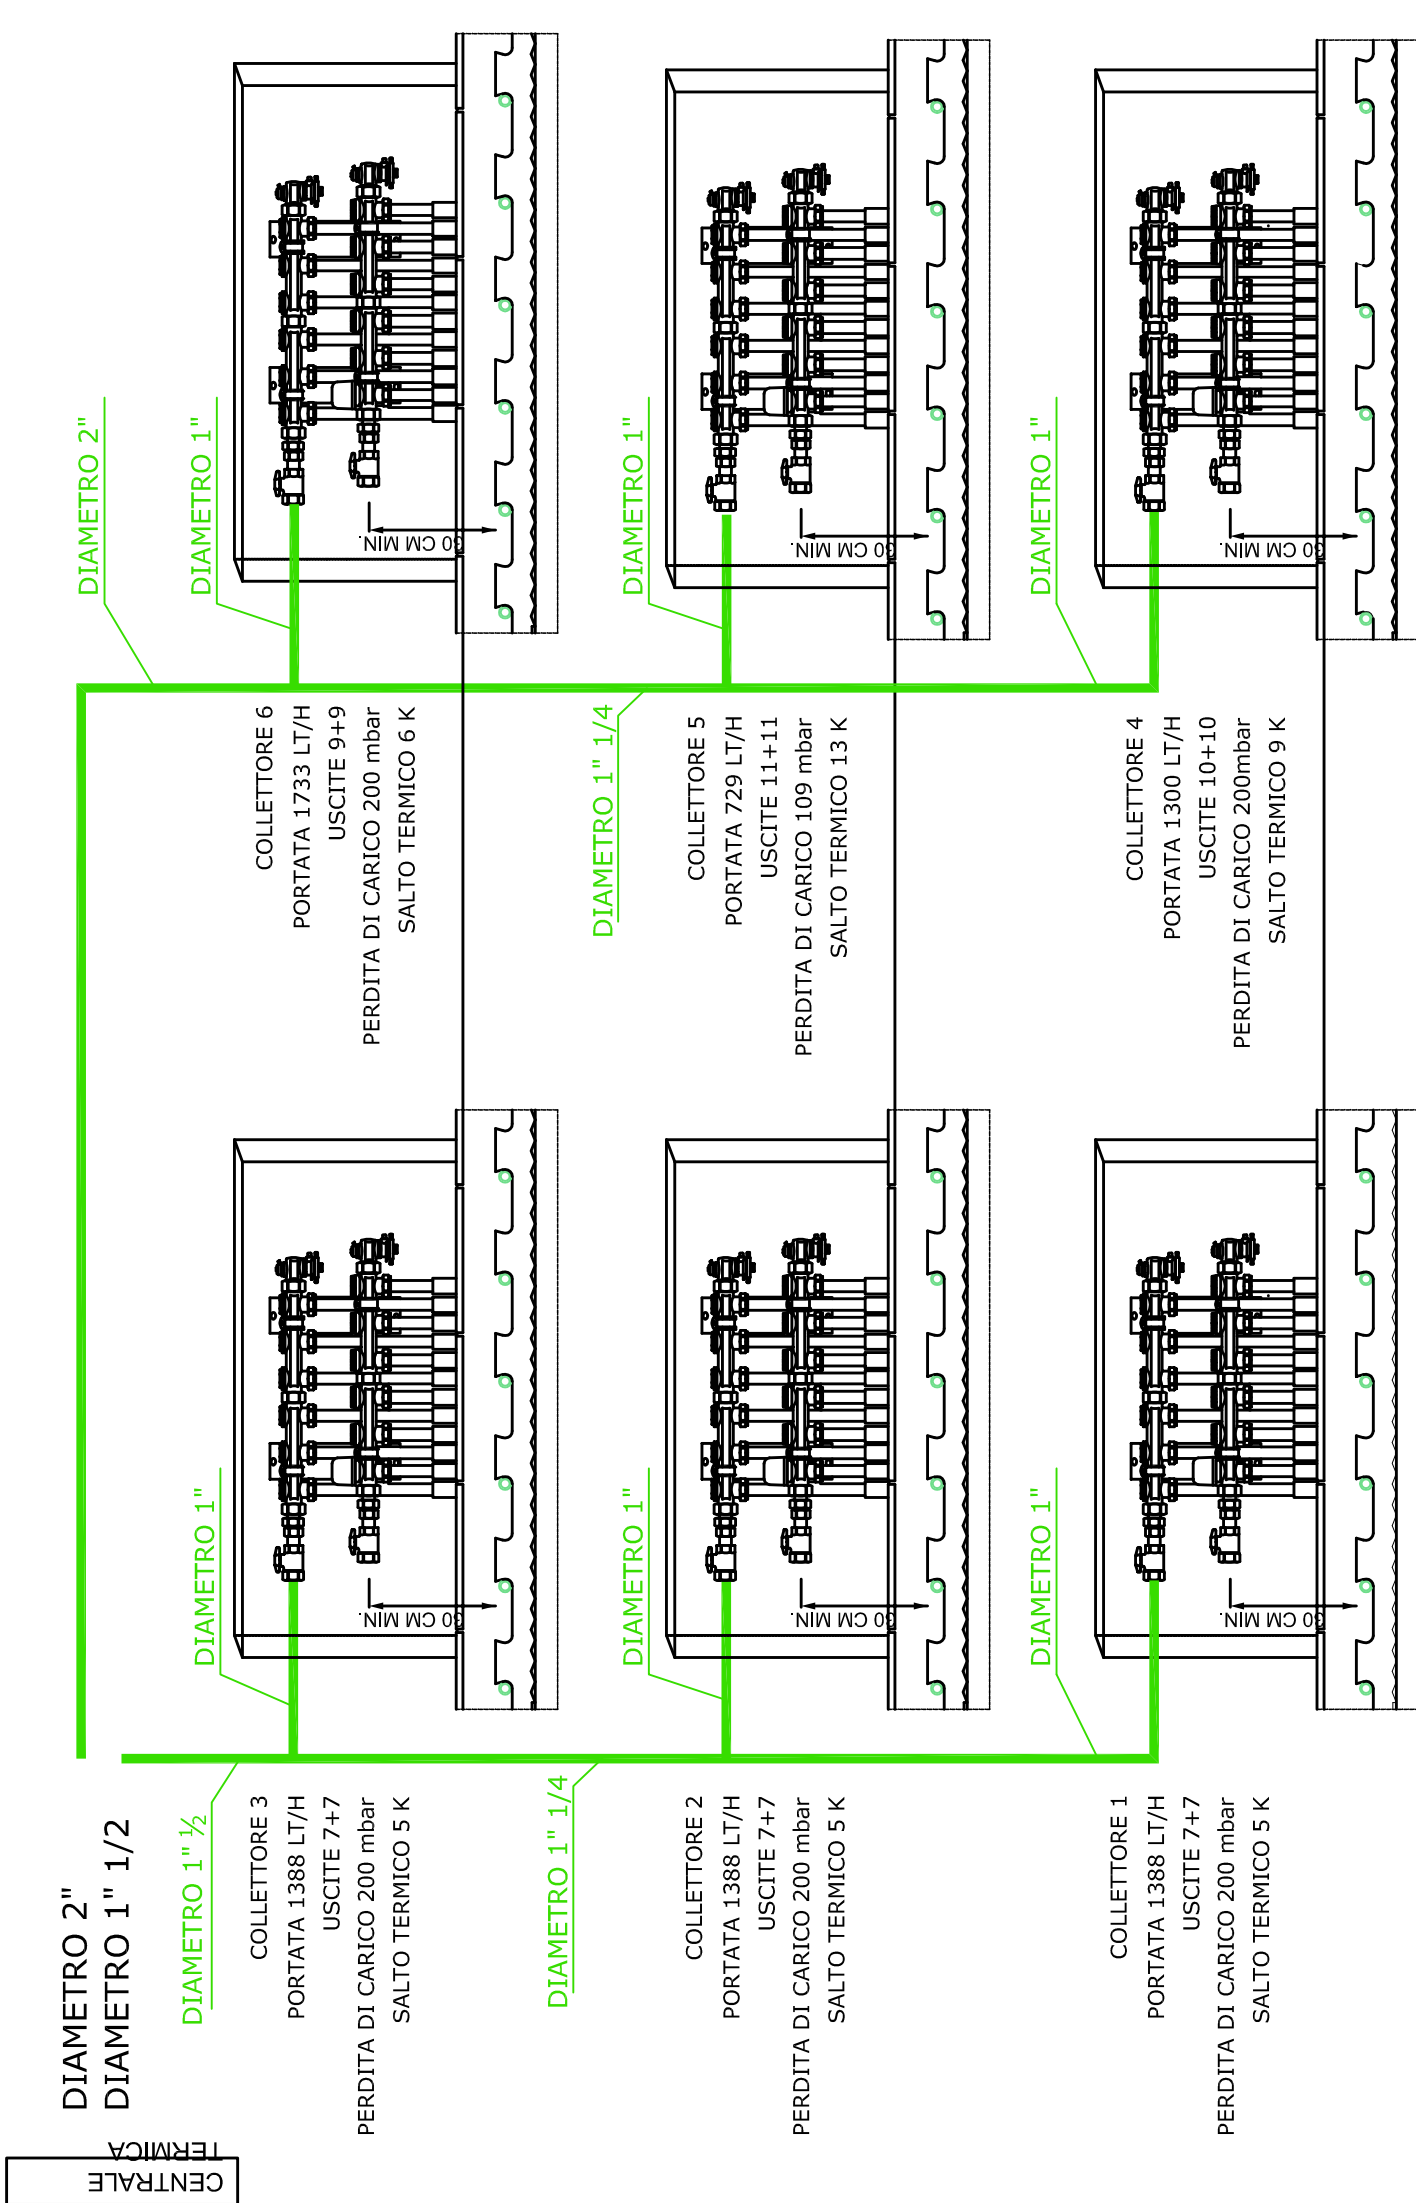

LEGENDA

- Pavimento radiante già posato in opera
- Tubazione montanti in polietilene
- Collettore di distribuzione con numerazione
- Sonda ambiente

TRM-Z1



Comune di Portecagnano Falano
Provincia di Salerno
PROGETTO ESECUTIVO POLO DELL'INFANZIA
SITO IN VIA LUCANIA

I tecnici
Ingegnere Giuseppe Guariglia
Architetto Eufemia Guariglia
Progea Italia S.r.l.
Ingegnere Massimiliano Cione

Il committente
Budda S.r.l.

data
Maggio 2021