


PIANTA PIANO PRIMO scala 1/100




PIANTA PIANO SECONDO scala 1/100

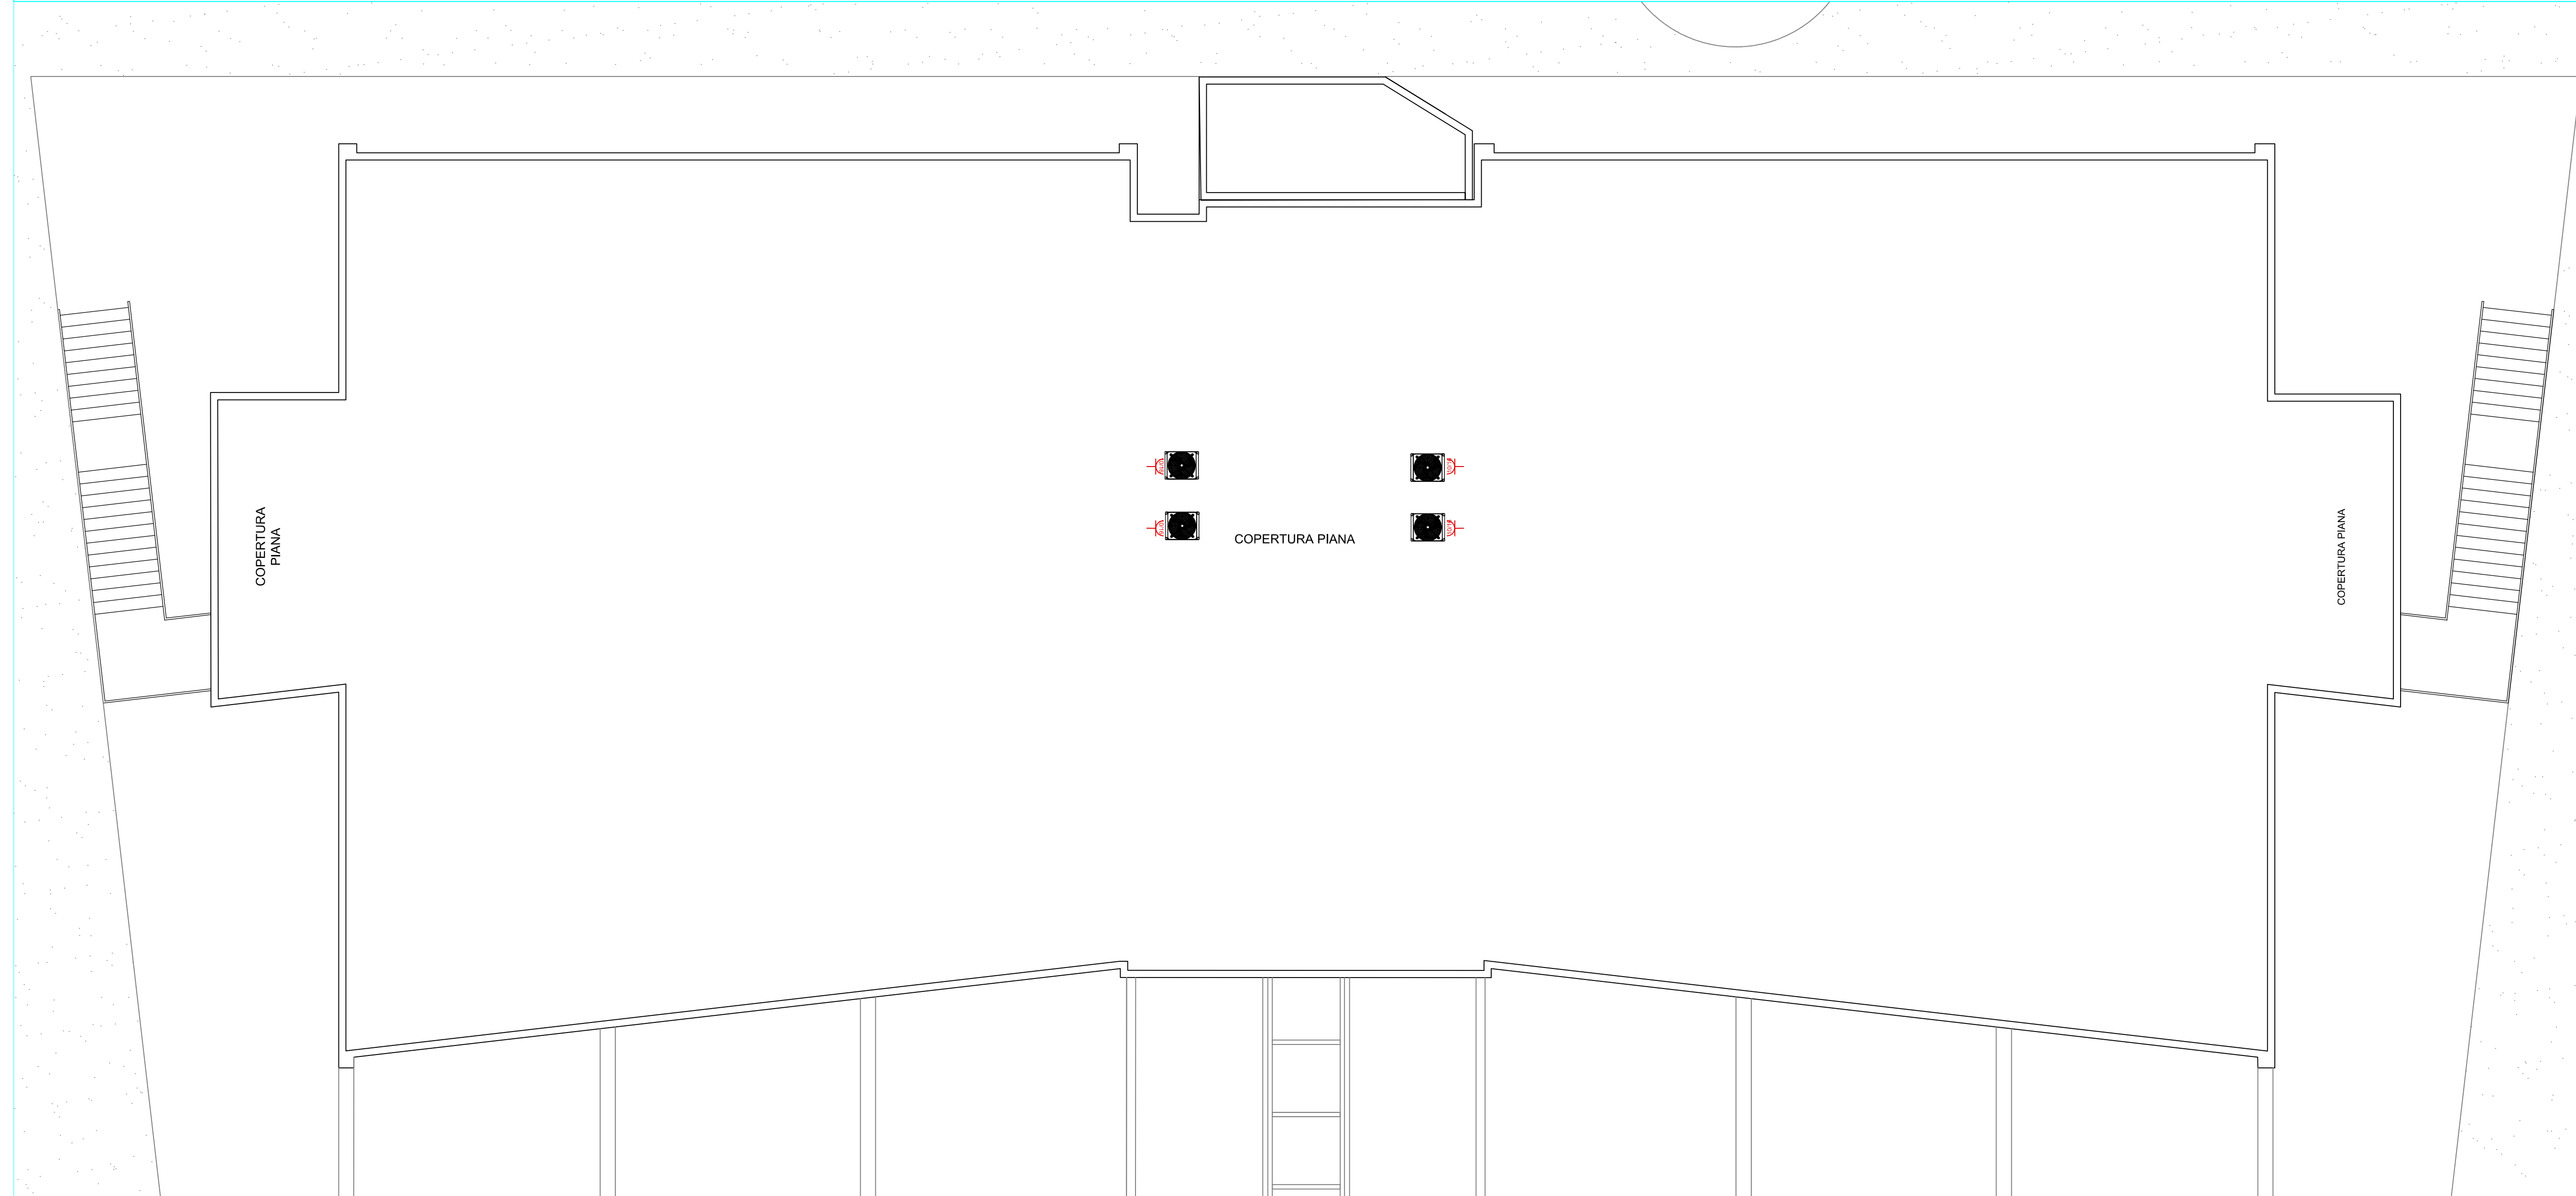

PIANTA COPERTURA scala 1/100

## SCHEMA A

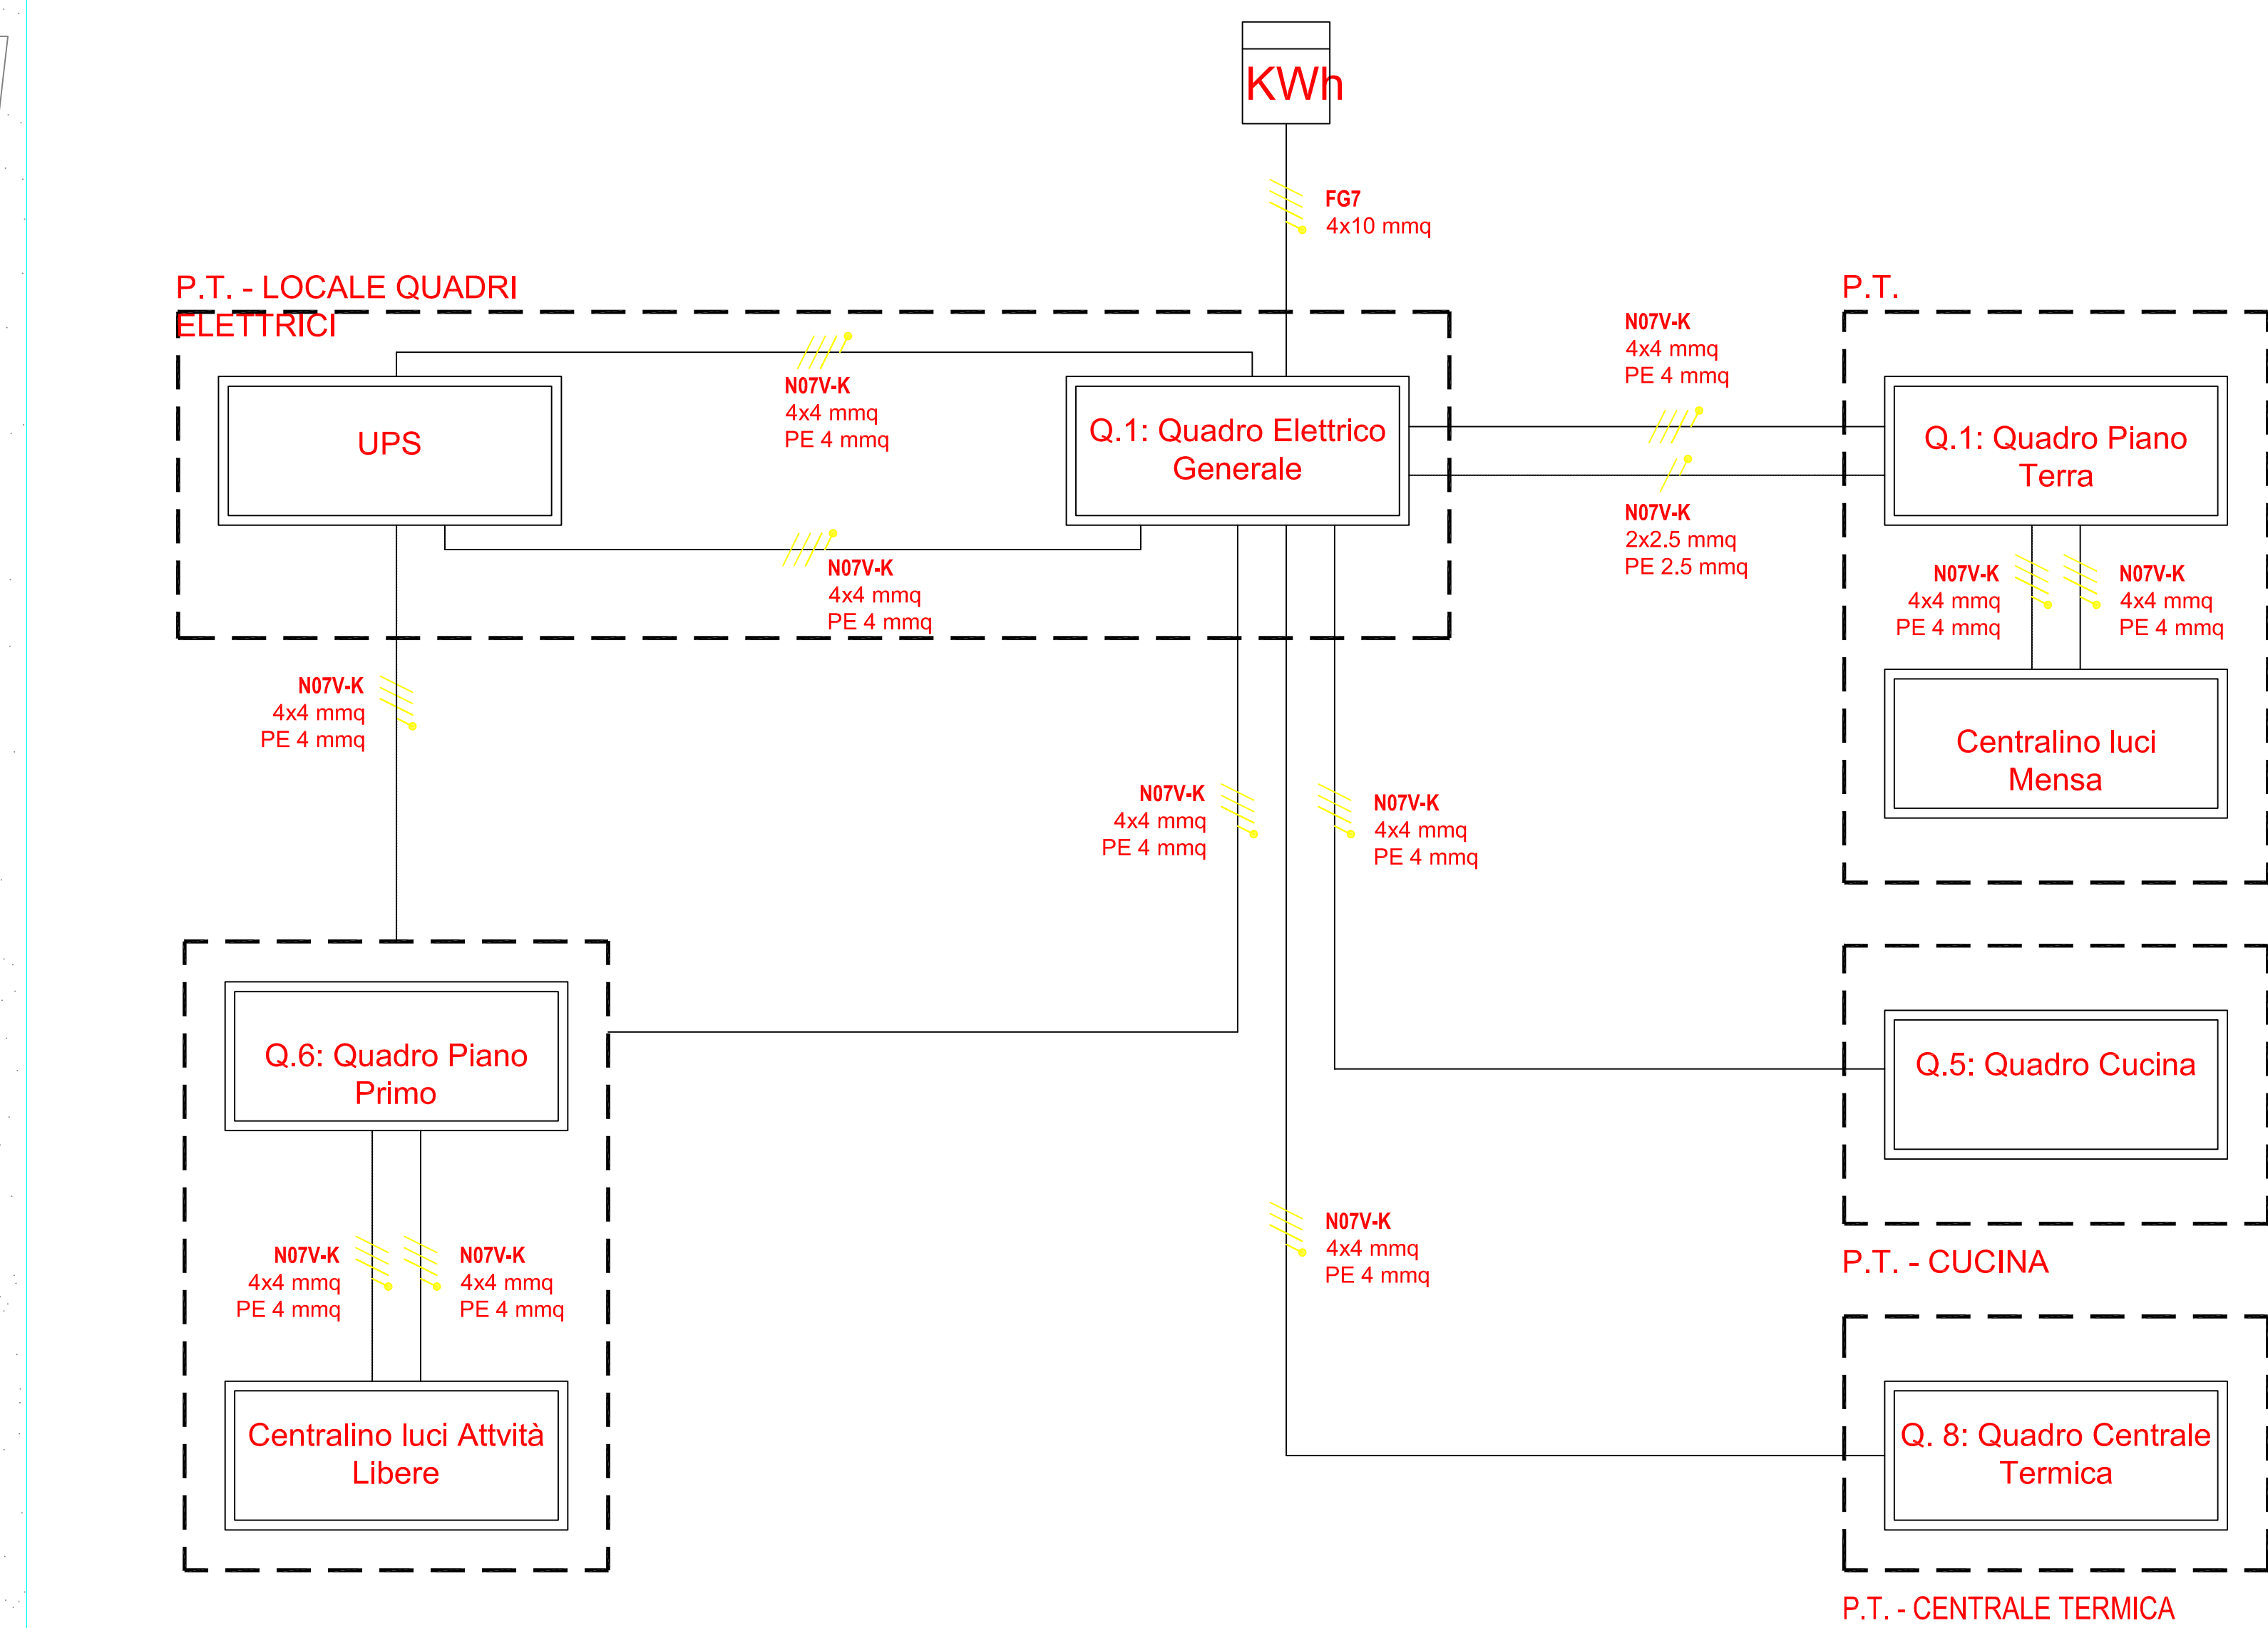

## LEGENDA SIMBOLI ELETTRICI

- Quadro elettrico
- Generale
- Quadro elettrico
- Tubazione interrata in corrugato Ø80 mm. + cavo FG7
- Conduttura elettrica discendente - simbolo
- Conduttura elettrica montante - simbolo
- Interruttore unipolare 10A
- Interruttore unipolare 10A stagno
- Presse bipasso 2P+T 10-16A
- Presse bipasso 2P+T 10-16A stagno
- Presse telefonica standard
- Presse TV
- Punto climatizzazione
- Centrale gestione chiamate aula con segnalazione digitale
- Interruttore crepuscolare
- Pulsante EMERGENZA sottovetro protetto
- Sezionatore 4x16A sottovetro con grado di protezione IP55
- Posto esterno videofonico
- Conduttura di messa a terra - simbolo
- Pozzetto di terra con dispersore a croce di lunghezza di ml. 1.50
- Pozzetto con numerazione e dimensione
- Apparecchio da incasso a terra
- Punto luce a soffitto
- Punto luce a parete
- Punto luce a soffitto per illuminazione d'emergenza
- Punto luce a parete per illuminazione d'emergenza
- Punto luce a soffitto per illuminazione di sicurezza
- Punto luce a parete per illuminazione di sicurezza
- Alimentazione Lampada di Emergenza
- Presse CEE 3 - 4 Poli +Terra 16A Interbloccata
- Presse CEE 2 Poli +Terra 16A Interbloccata
- Centralino Telefonico da tavolo
- Linea Telecom - simbolo
- Termostato ambiente



Comune di Pontecagnano Faiano  
Provincia di Salerno  
PROGETTO ESECUTIVO POLO DELL'INFANZIA  
SITO IN VIA LUCANIA

I tecnici  
Ingegnere Giuseppe Guariglia  
Architetto Eufemia Guariglia  
Progea Italia S.r.l.  
Ingegnere Massimiliano Cione

Il committente  
Budda S.r.l.

data  
Aprile 2023

SCHEMA IMPIANTO ELETTRICO E DI ILLUMINAZIONE  
scala 1/100