
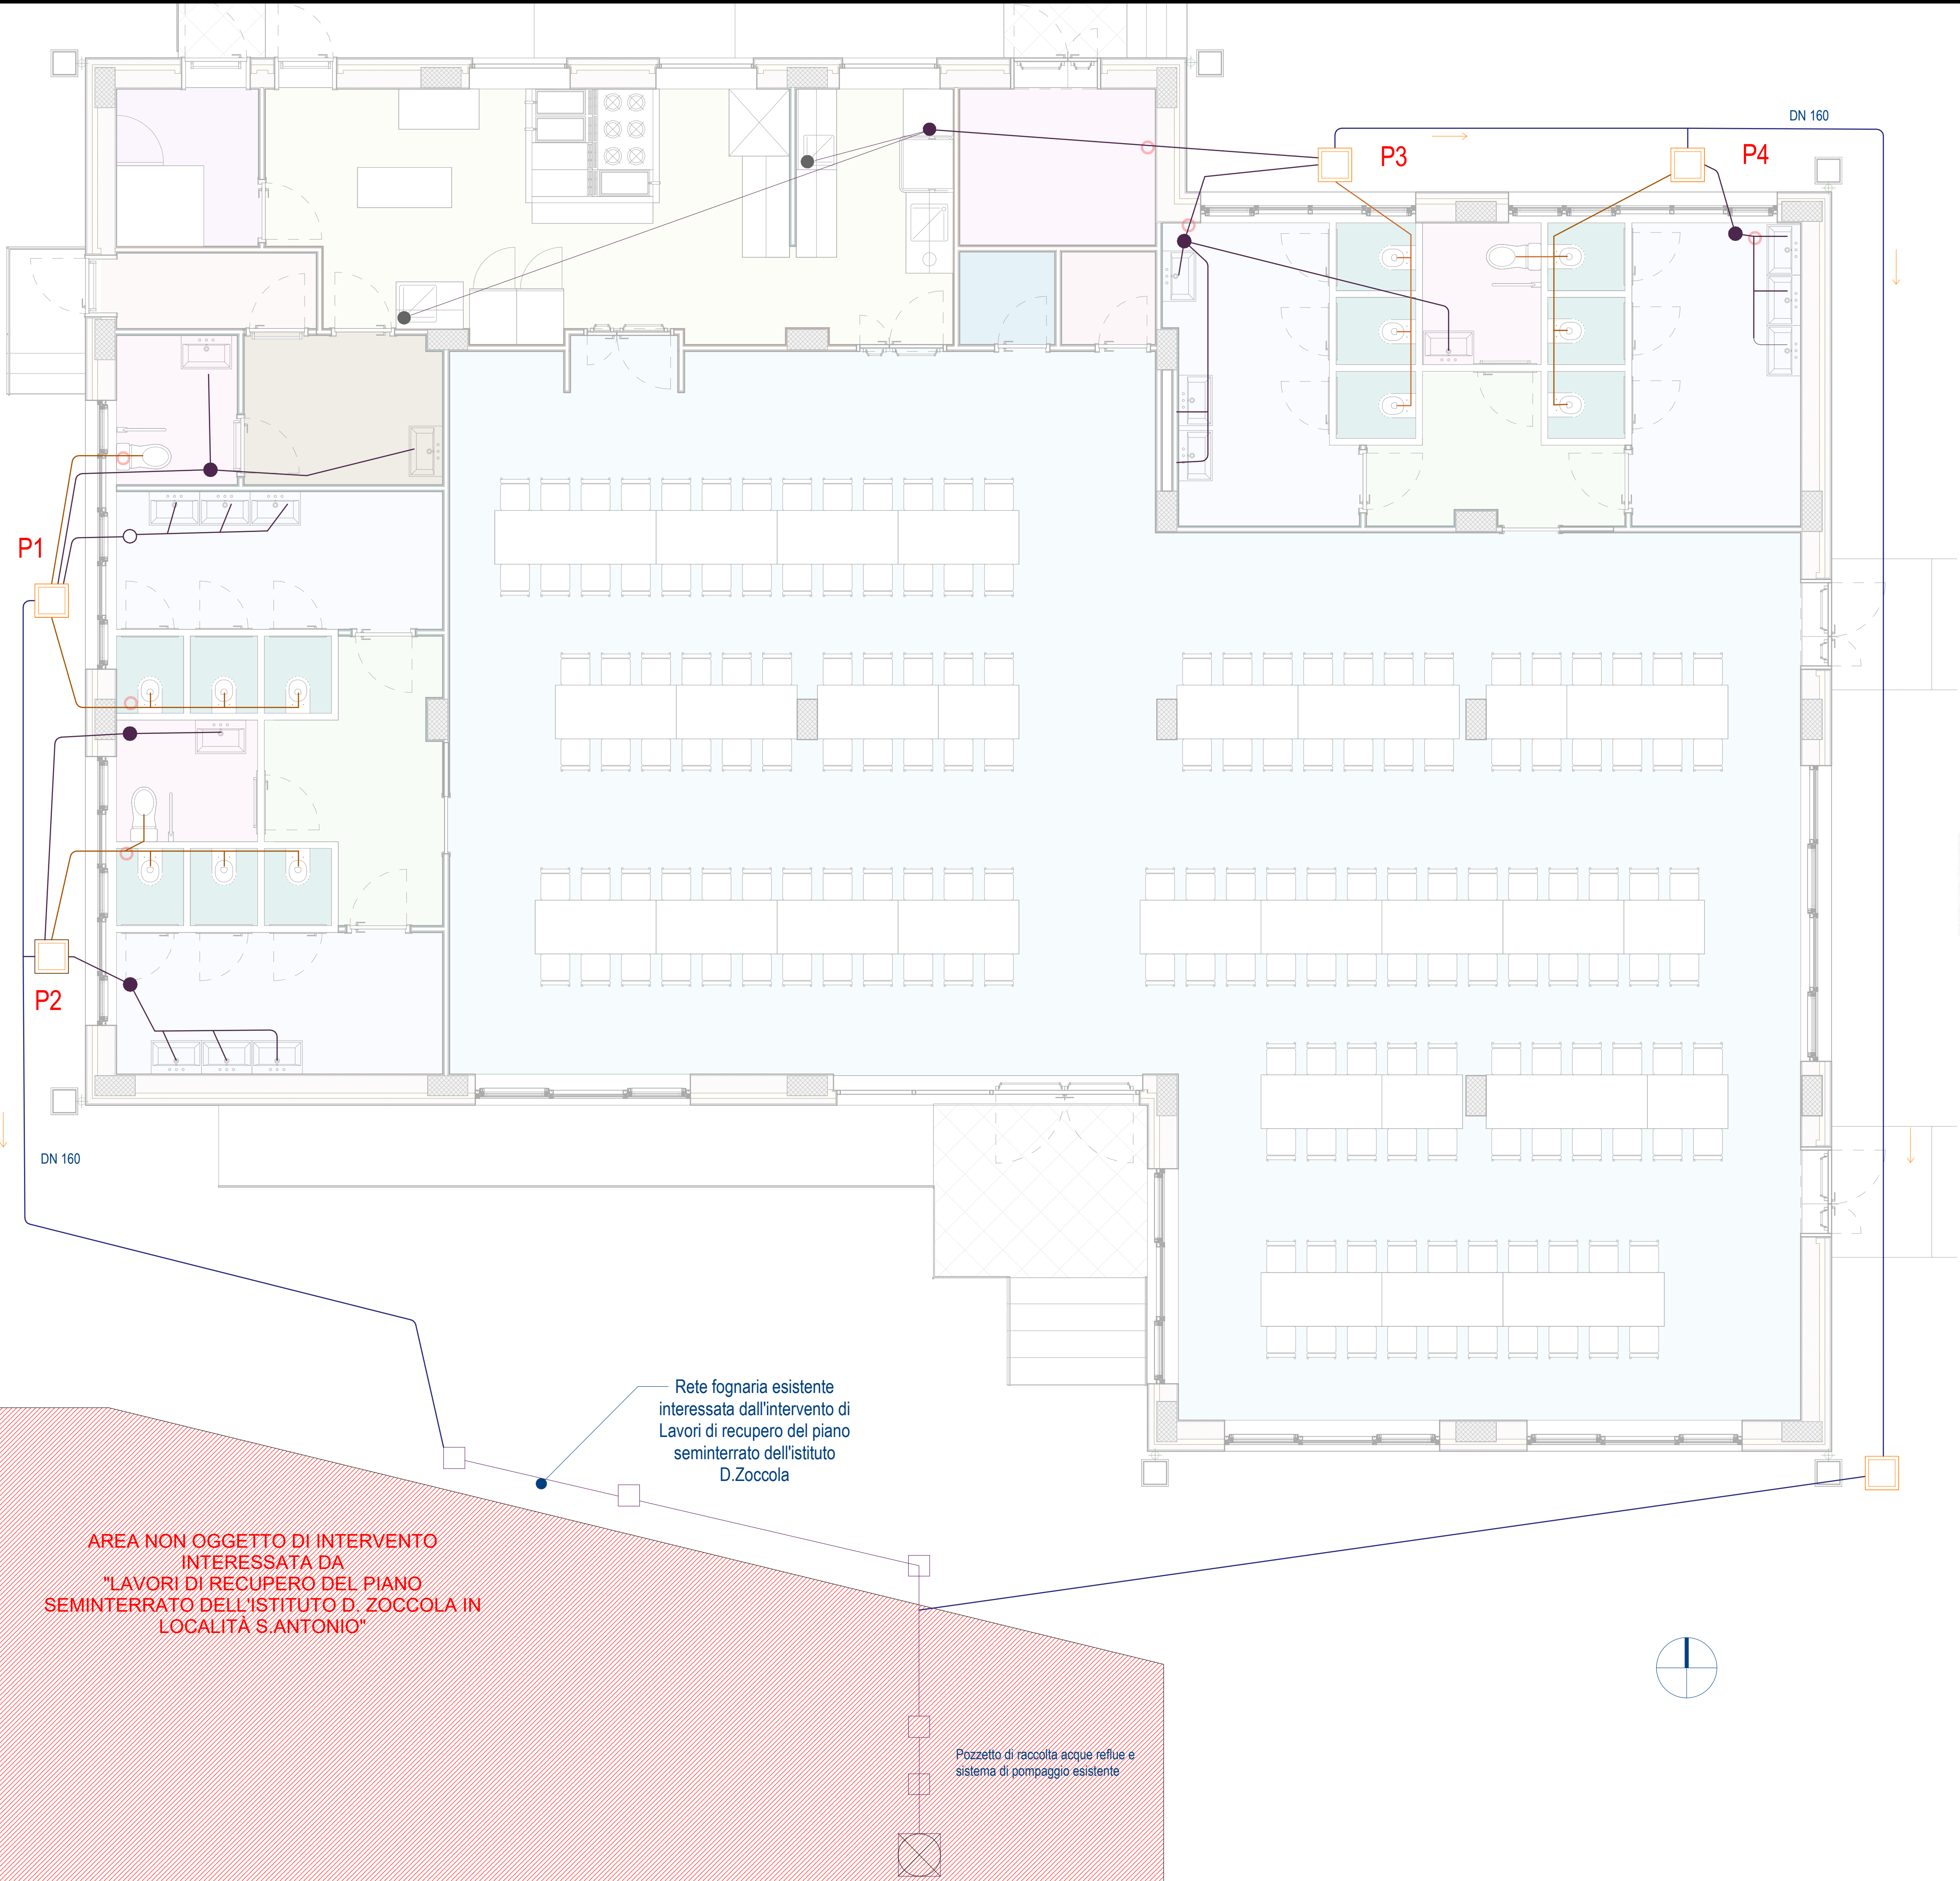




SCHEMA UNIFILARE IMPIANTO SCARICO

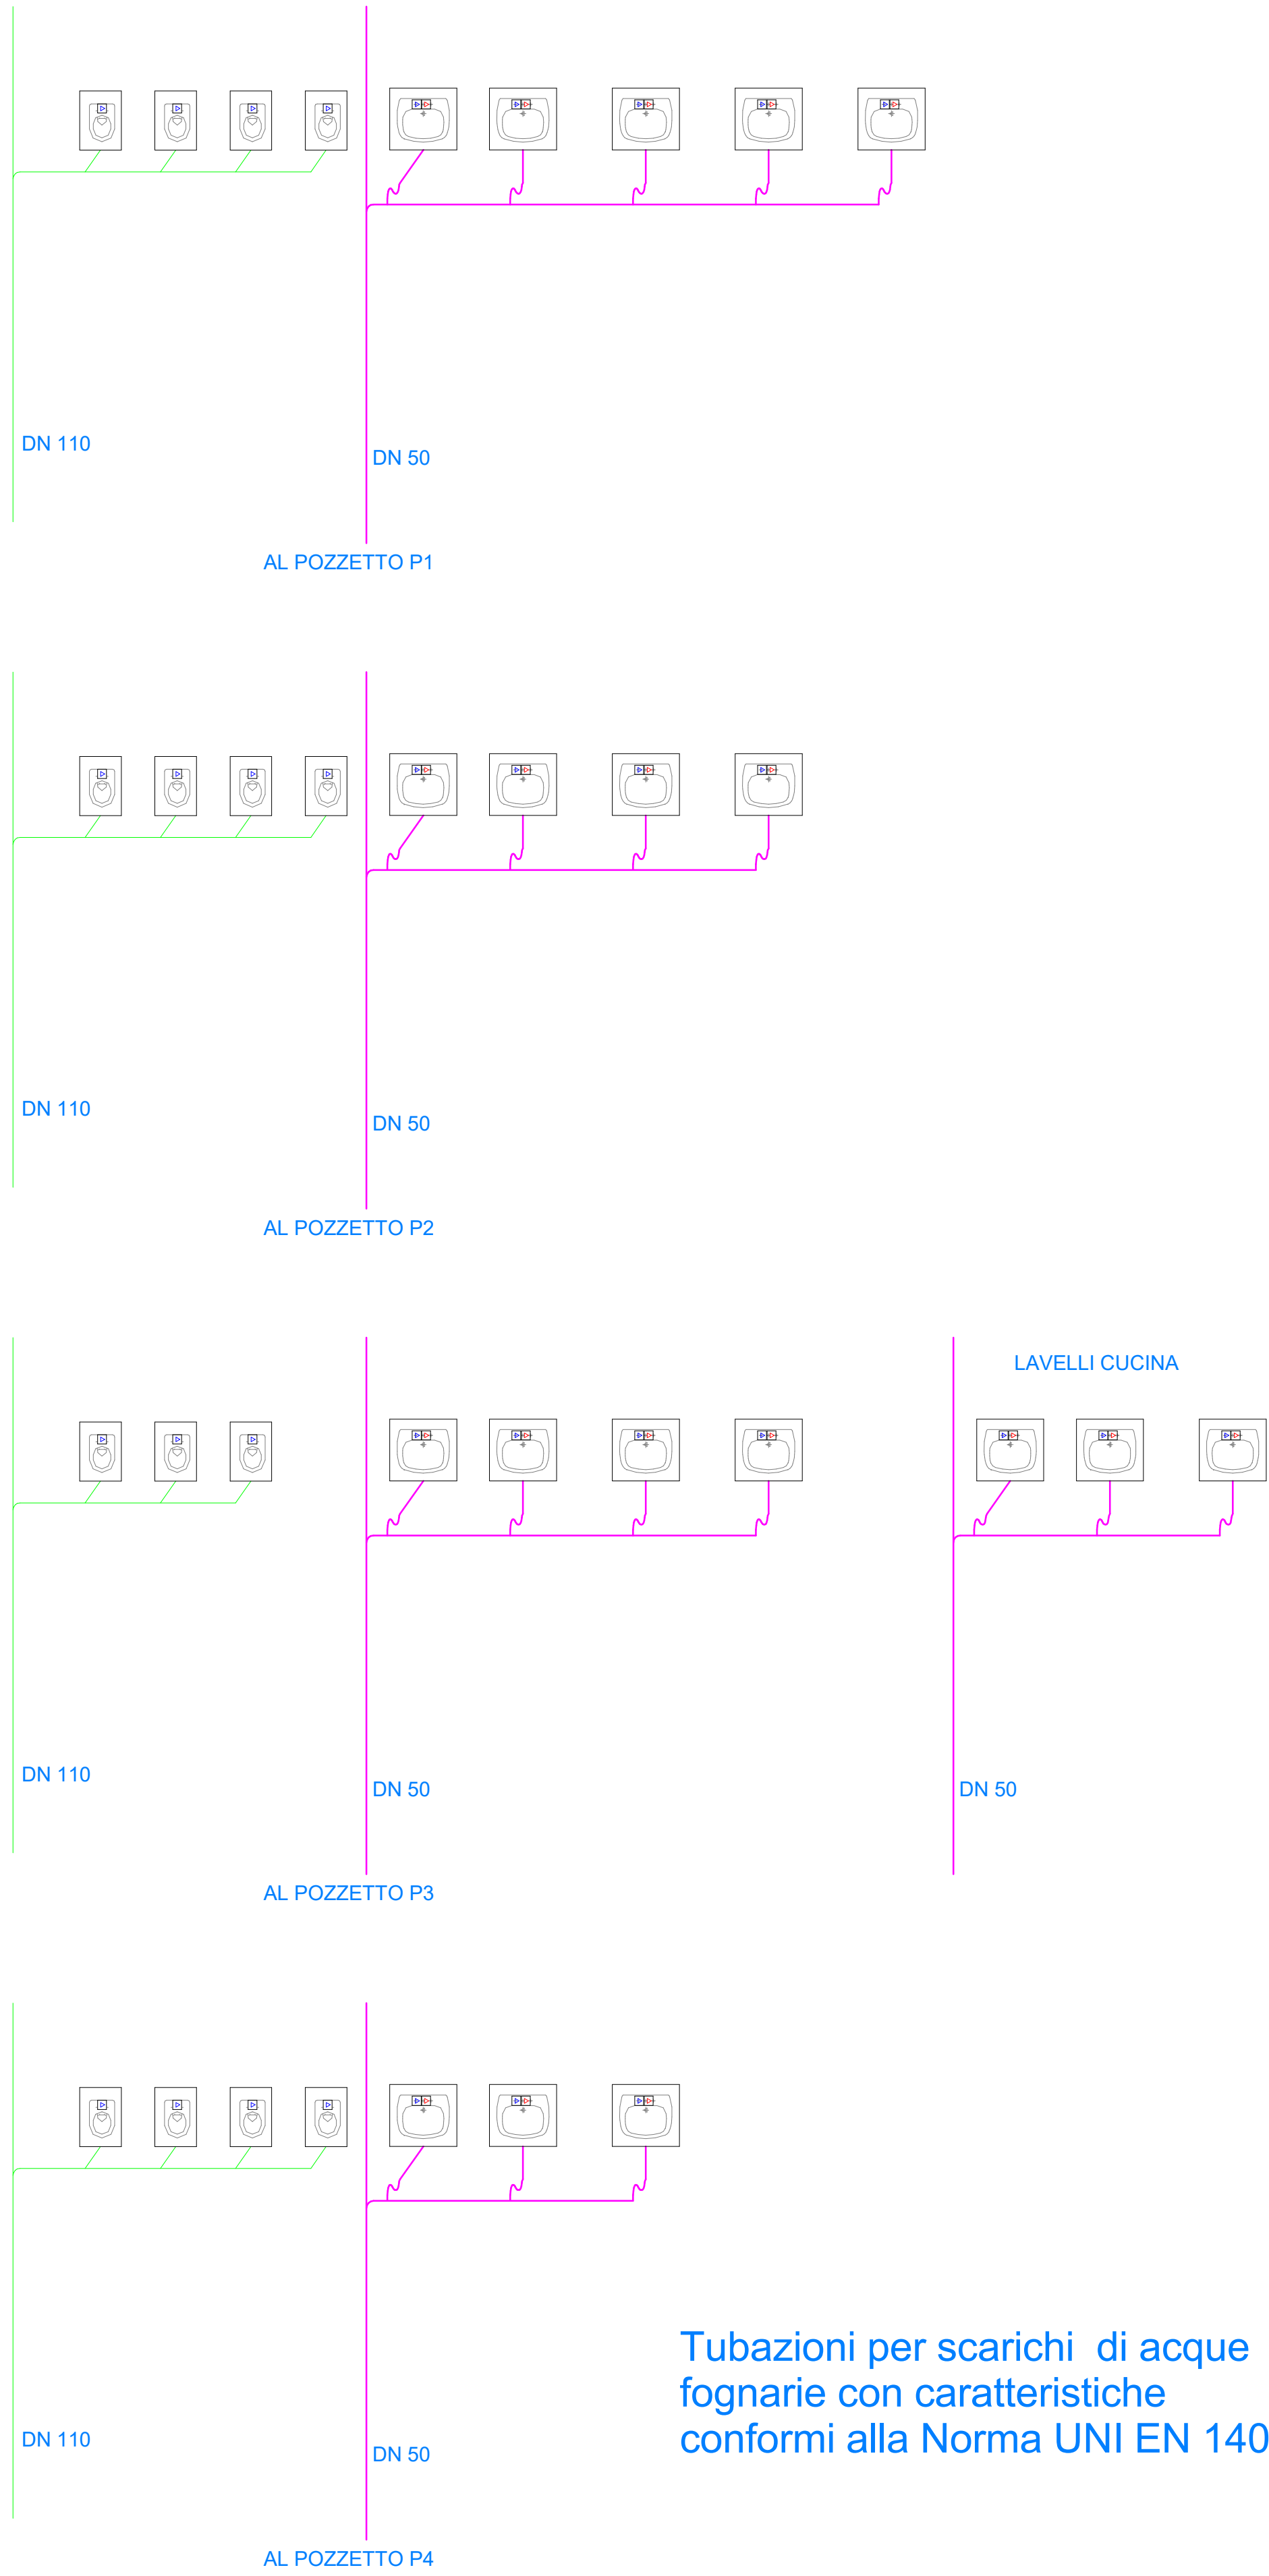

LEGENDA

	Tubazione per scarico in polietilene DN 50 sottopavimento/parete
	Tubazione per fognatura in polietilene DN 125 interrata
	Tubazione in polietilene interrata adduzione acqua DN40 PN16 PE100
	Tubazione per scarico in polietilene DN 110 sottopavimento/parete
	Tubazione adduzione acqua fredda/calda in polietilene DN 16 interno bagno incassata percorso orizzontali a sottopavimento, verticali a parete
	Sfiato colonna scarico in copertura
	Pozzetto per fognatura 70cmx70cm

SFIATO IN COPERTURA

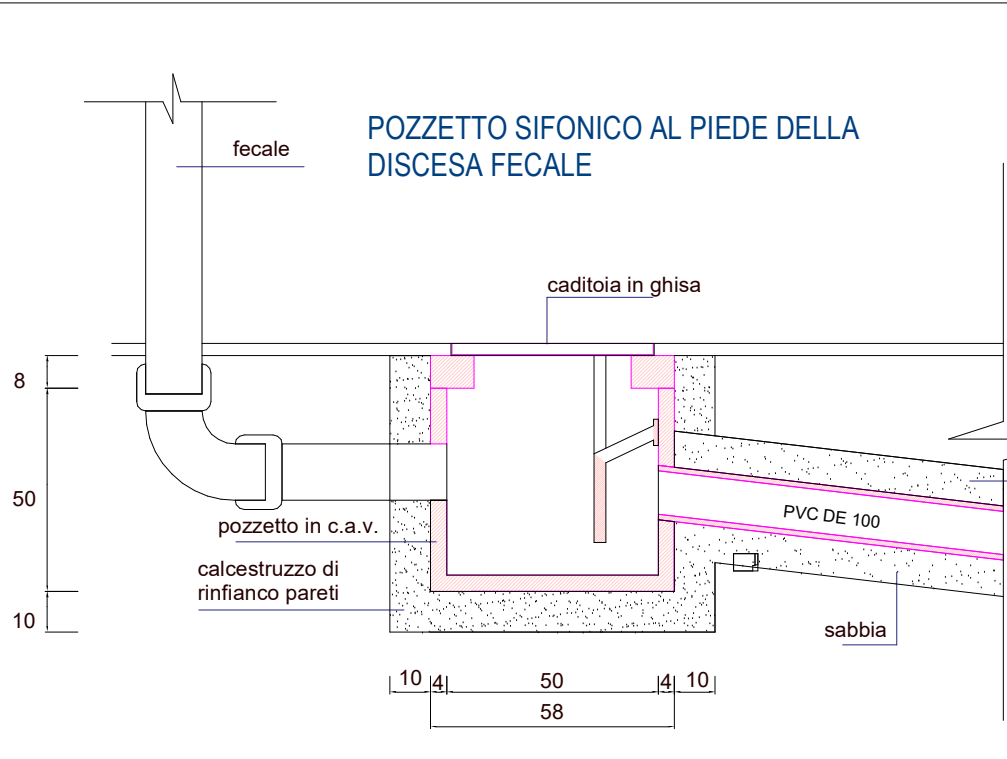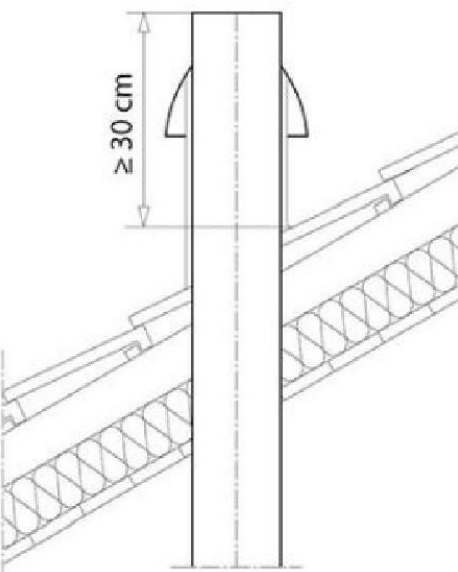

Comune di Pontecagnano Faiano

Via M. Alfani, 52 - 84098 Pontecagnano Faiano (SA)



Progetto finanziato nell'ambito del PNRR - Piano Nazionale di Ripresa e Resilienza - Missione 4 - Istruzione e Ricerca - Componente 1 - Potenziamento dell'offerta dei servizi di istruzione: dagli asili nido alle Università - Investimento 1.2: "Piano di estensione del tempo pieno e mense" finanziato dall'Unione Europea - Next Generation EU

CIG: 9561008964
CUP: F61B21006500006
Livello progettuale corrente:
Progetto Definitivo / Esecutivo

Realizzazione mensa istituto scolastico di istruzione secondaria D.Zoccola e primaria Sant'Antonio alla via Picentia

Codice elaborato:
MSA-ESE-IS03

Impianto idrico sanitario - Distribuzione impianto di scarico

Scala: 1 : 50

Progettista:
Ing. Salvatore Falcone
Ingegnere Edile Architetto
iscritto all'Albo dell'Ordine degli Ingegneri della Provincia di Salerno - n.7342
Via Venezia n.3 - 84098 - Pontecagnano (SA)
P.IVA 0552770637
email: ingsalvatorefalcone@gmail.com
pec: salvatorefalcone@mypec.eu

Responsabile del Procedimento:
ing. Danila D'Angelo
Responsabile del Settore LL.PP.
Comune di Pontecagnano (SA)

Timbri e firme



Rev.	Data	Descrizione	Redatto	Verificato	ID Elaborato
3					
2					
1					
0	Luglio 2023	Prima emissione	Ing. Salvatore Falcone		

Proprietà e diritti del presente disegno sono riservati. La riproduzione è vietata.
Ownership and copyright are reserved. Reproduction is strictly forbidden.

IS03