
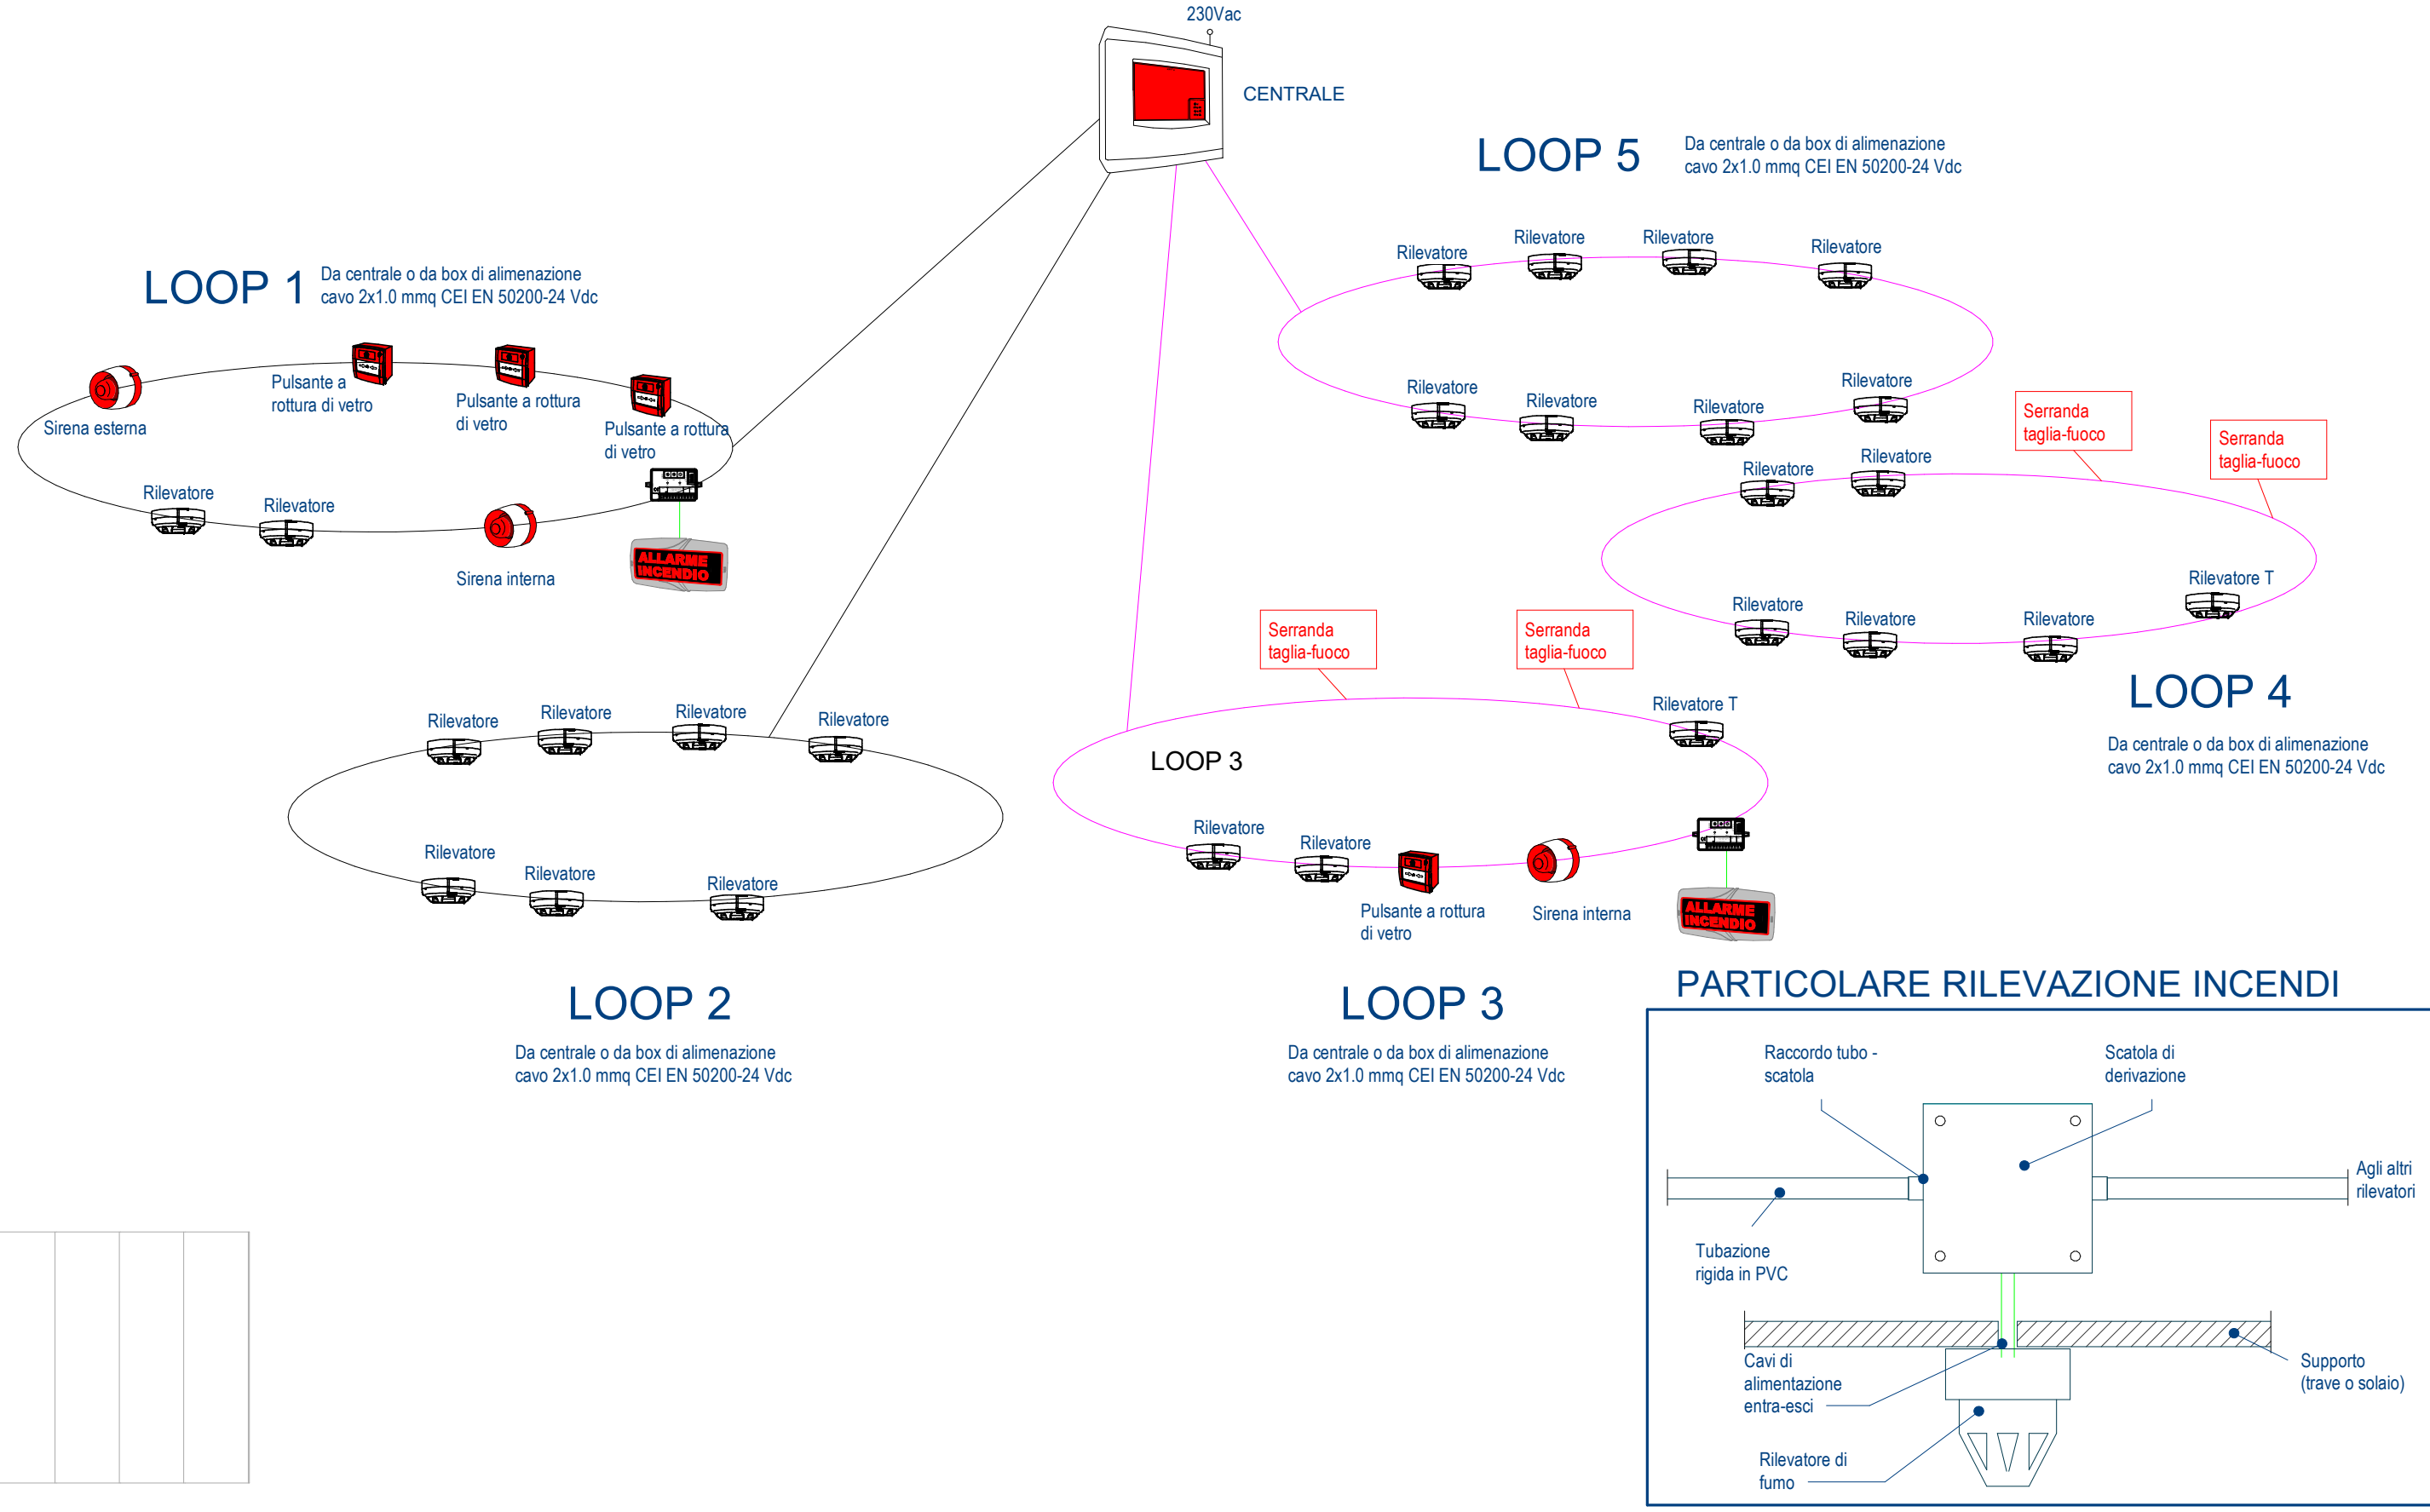


SCHEMA UNIFILARE IMPIANTO RILEVAZIONE INCENDI

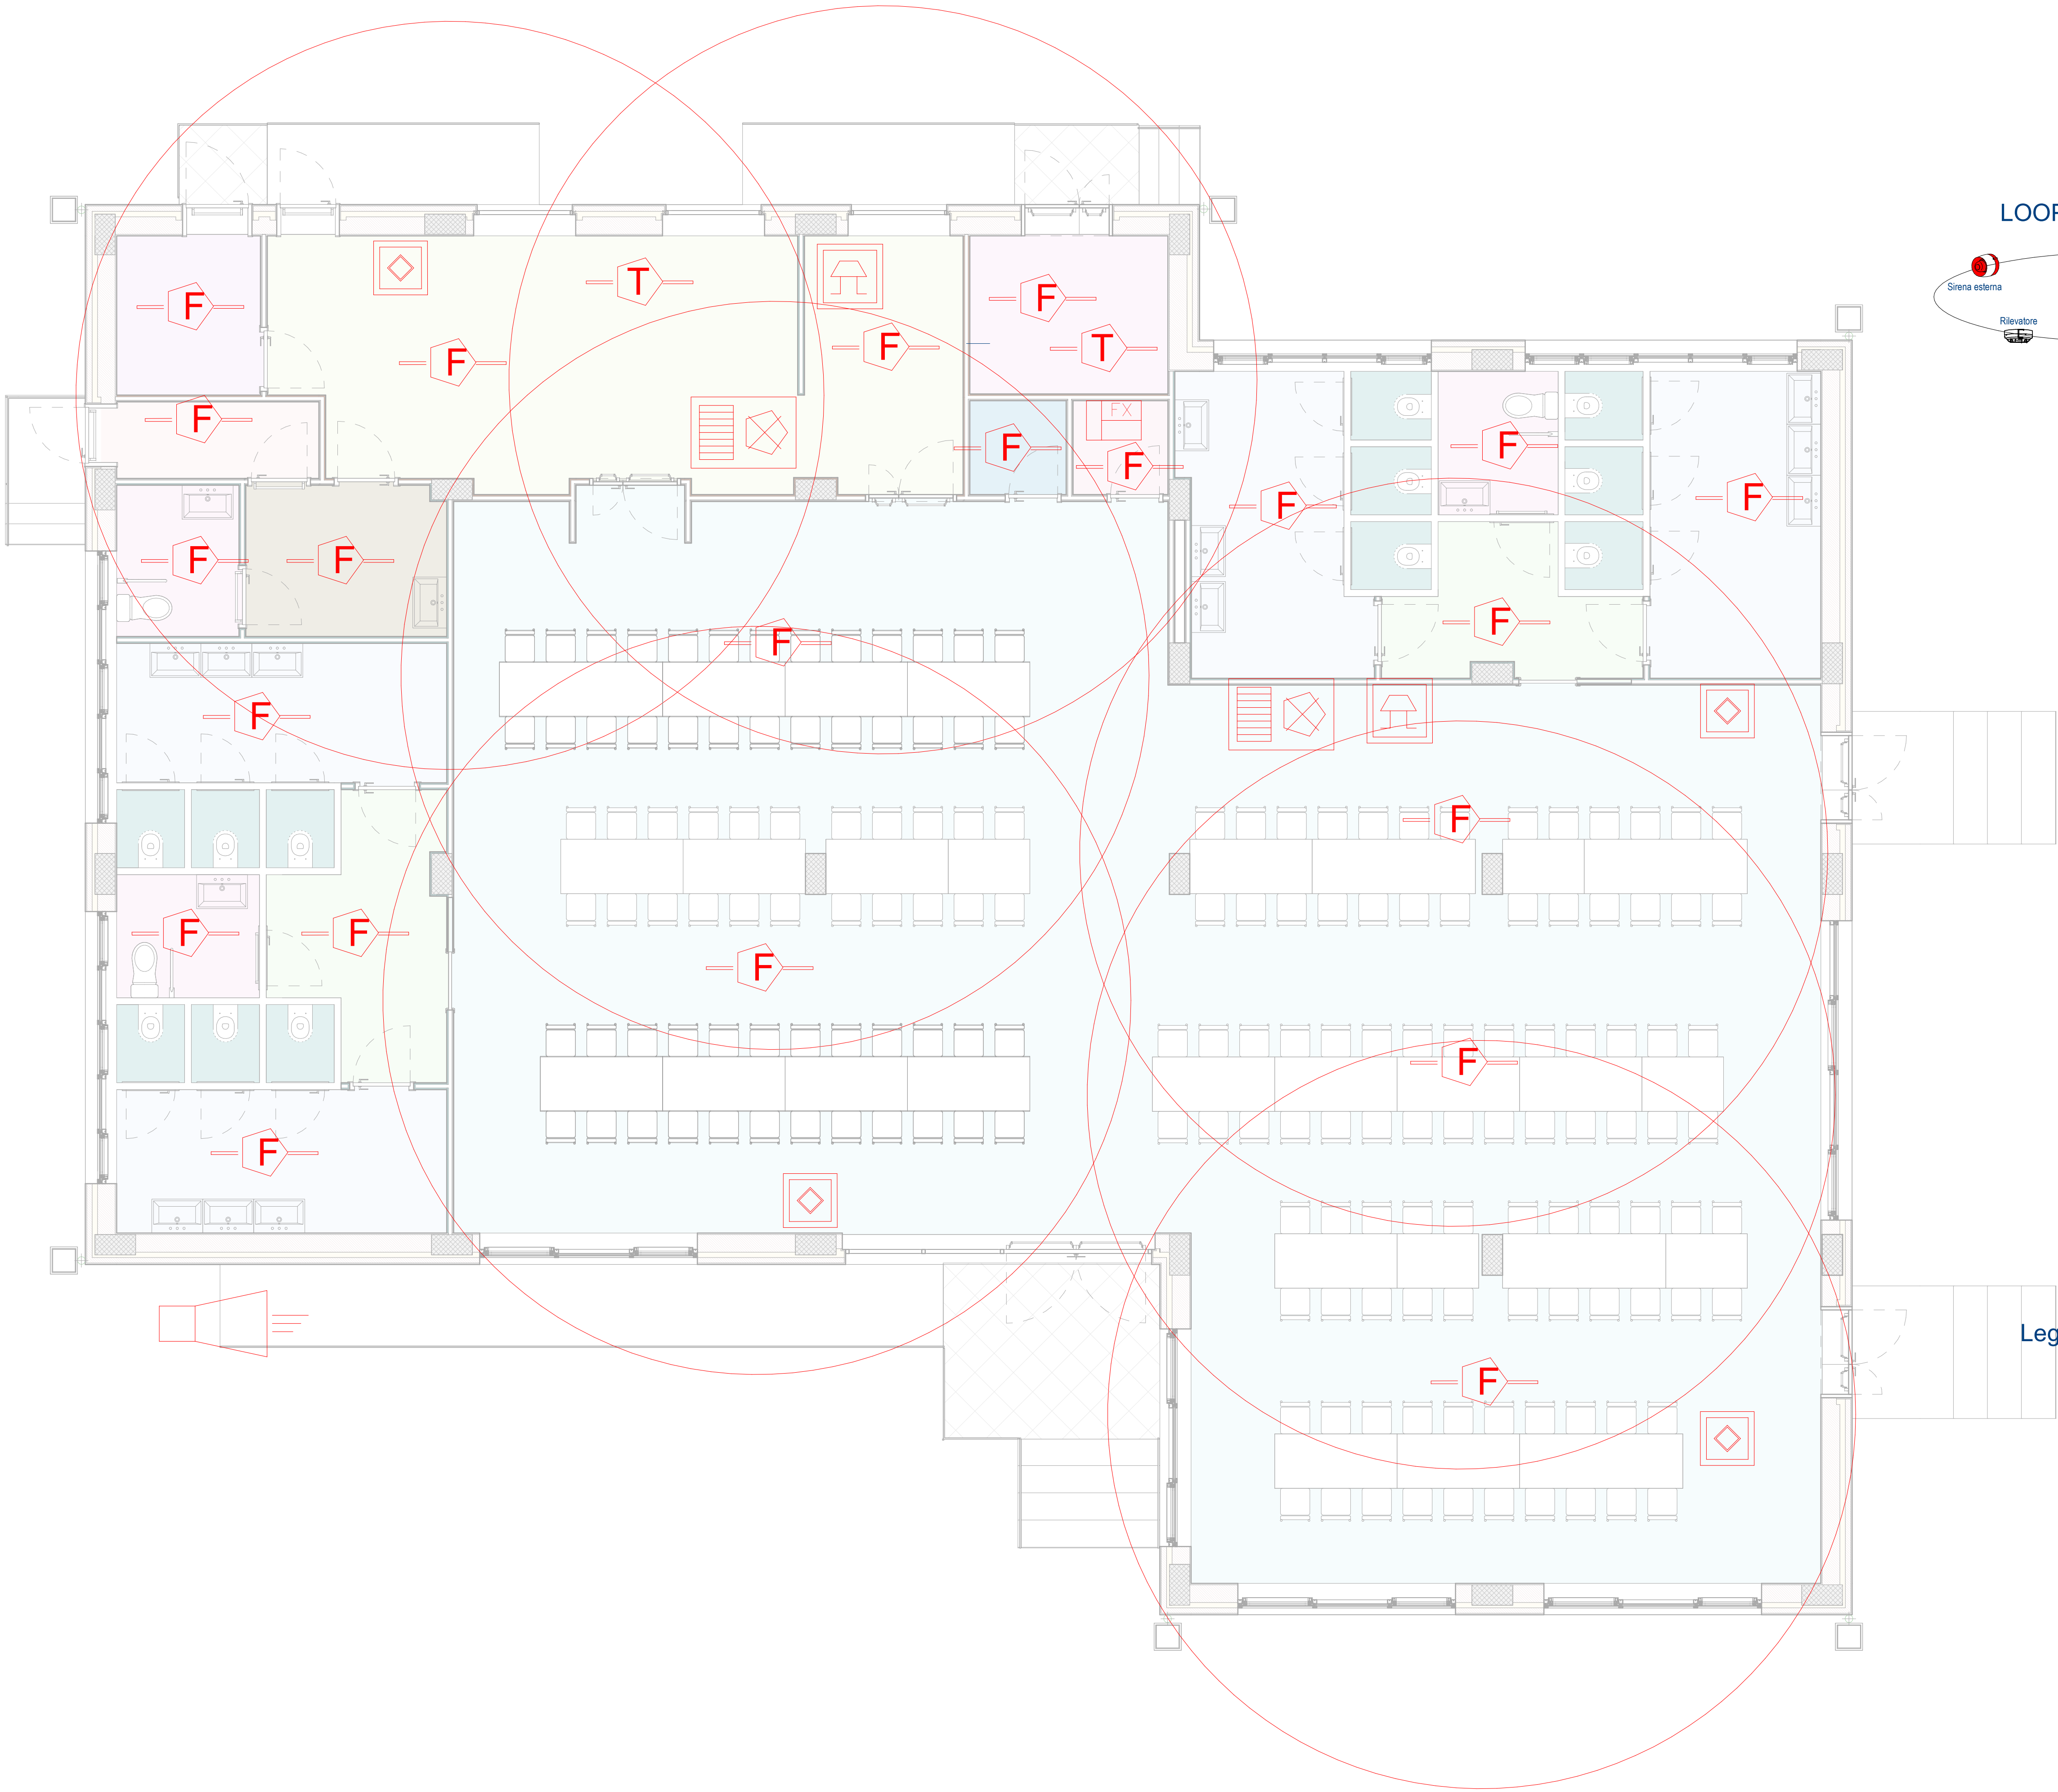

Legenda dell'impianto di rilevazione incendi

- Riv. Ottico di Fumo
- C.S. Riv. Ottico di Fumo nel ControSoffitto + Rip. Ottico
- Riv. di Temperatura
- Pulsante Manuale Rottura Vetro
- Targa Ottico Acustica
- Unità Centrale Rivelazione Incendio
- Sirena Autoalimentata da Esterno
- Sirena Autoalimentata da Interno

Collegamenti con cavo antifiamma
2x1 mmq e 4x1 mmq

Comune di Pontecagnano Faiano

Via M. Alfani, 52 - 84098 Pontecagnano Faiano (SA)

Progetto finanziato nell'ambito del PNRR - Piano Nazionale di Ripresa e Resilienza - Missione 4 - Istruzione e Ricerca - Componente 1 - Potenziamento dell'offerta dei servizi di istruzione: dagli asili nido alle Università - Investimento 1.2: "Piano di estensione del tempo pieno e mense" finanziato dall'Unione Europea - Next Generation EU

CIG: 9561008964
CUP: F61B21006500006
Livello progettuale corrente:
Progetto Definitivo / Esecutivo

Realizzazione mensa istituto scolastico di istruzione secondaria D.Zoccola e primaria Sant'Antonio alla via Picentia

Codice elaborato:
MSA-ESE-IA04

Descrizione elaborato:
Impianto antincendio - Distribuzione impianto rilevazione incendi

Scala: 1 : 50

Progettista:
Ing. Salvatore Falcone
Ingegnere Edile Architetto
iscritto all'Albo dell'Ordine degli Ingegneri della Provincia di Salerno - n.7342
Via Venezia n.3 - 84098 - Pontecagnano (SA)
P.IVA 05925720657
email: ingsalvatorefalcone@gmail.com
pec: salvatorefalcone@mypec.eu

Responsabile del Procedimento:
ing. Danila D'Angelo
Responsabile del Settore LL.PP.
Comune di Pontecagnano (SA)

Timbri e firme

Rev.	Data	Descrizione	Redatto	Verificato	ID Elaborato
3					
2					
1					
0	Luglio 2023	Prima emissione	Ing. Salvatore Falcone		

Proprietà e diritti del presente disegno sono riservati. La riproduzione è vietata.
Ownership and copyright are reserved. Reproduction is strictly forbidden

IA04